


9. 05. 2024

NÁVRH DIO - PŘEHLEDNÁ SITUACE - Sadov, KV, Bor sm. Lesov - VNN, KNN ZÁJMOVÉ ÚZEMÍ - DEMONTÁŽ STÁVAJÍCÍHO NADZEMNÍHO VEDENÍ

KRAJ - KARLOVARSKÝ
OKRES - KARLOV VARY
OBEC - BOR (502214)

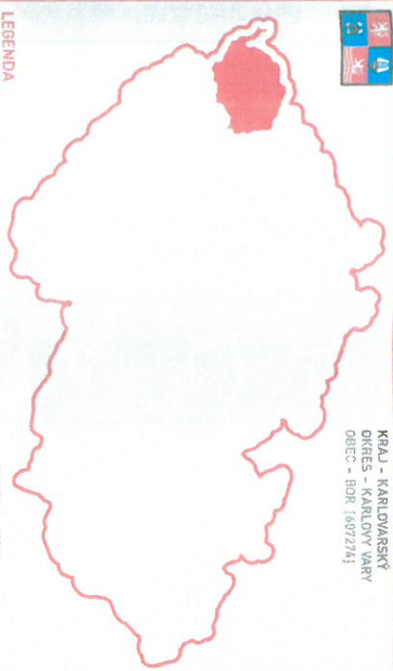

LEGENDA

- NADZEMNÍ VEDENÍ
- NADZEMNÍ VEDENÍ (JEDNOHÝBNÉ BODY)




WWW - KRAJ

AKTIVIZACE: 18-04-2024

por. Bc. Petr Chvoštal

komisariát DJ PČR K. Vary
COZ 311855

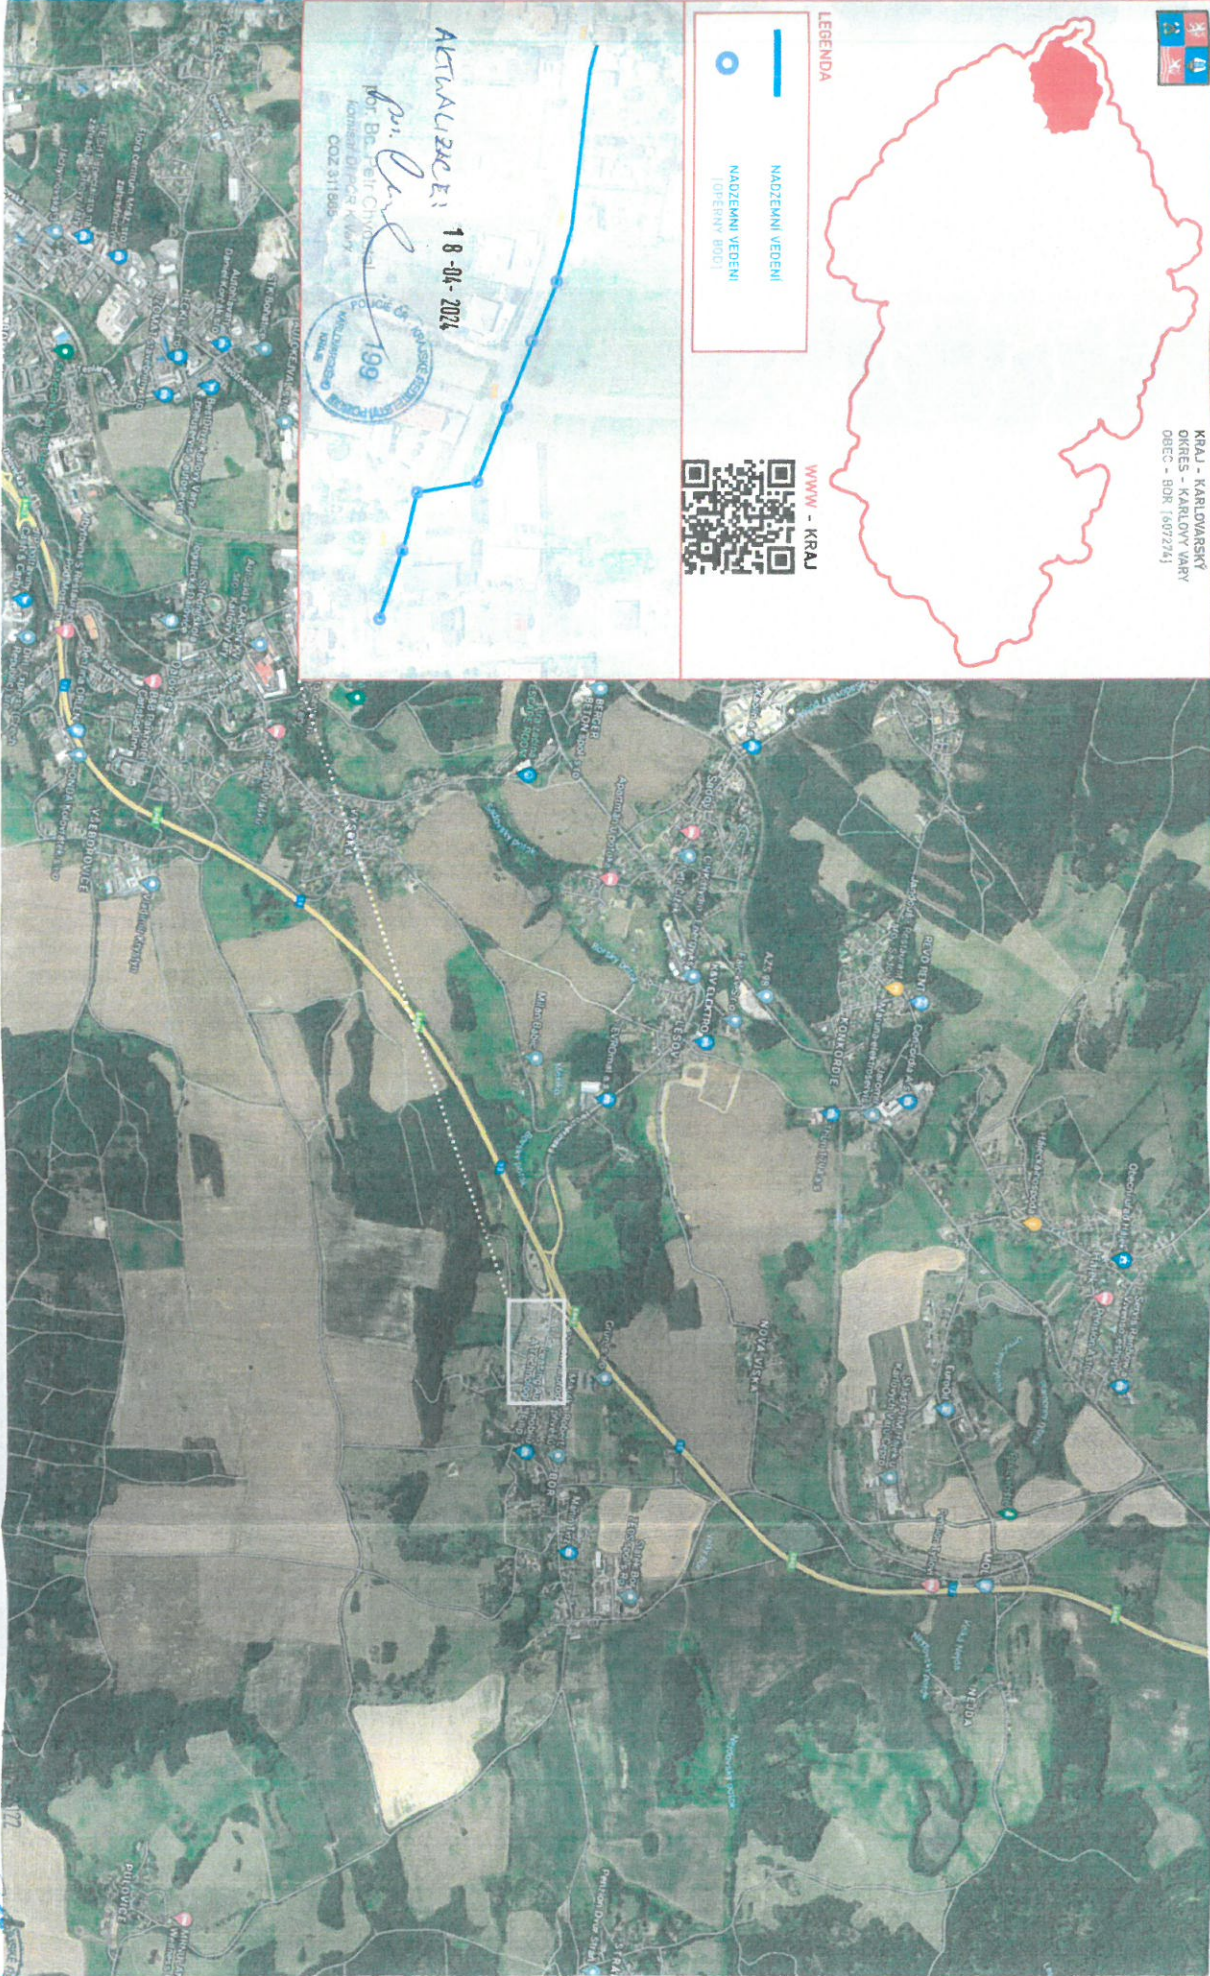

Průběh č. 195 4102/24

AKTIVIZACE

por. Bc. Petr Chvoštal

PŘÍLOHA - [01]



MĚŘÍTKO - 1:20000

195 4102/24

199

komisariát DJ PČR K. Vary
COZ 311855

NÁVRH DIO - ROZMÍSTĚNÍ PDZ - Sadov, KV, Bor sm. Lesov - VNN, KNN
DEMONTÁŽ STÁVAJÍCÍHO NADZEMNÍHO VEDENÍ

LEGENDA

- SMĚR (PROVOZ)
- NADZEMNÍ VEDENÍ
- NADZEMNÍ VEDENÍ (OPERNY BOD)
- POUČENÝ PRACOVNÍK



V PŘÍPADĚ POTŘEBY BUDE PROVOZ OPERATIVNĚ ŘÍZEN POUČENÝMI PRACOVNÍKY V REFLEXNÍCH VĚSTÁCH. POUČENÍ PRACOVNÍCI BUDOU VYBAVENI ZASTAVOVACÍM TERCEM, PŘÍPADNĚ RADIOSTANICEMI. OPERATIVNÍ OMEZENÍ PROVOZU POUČENÝMI PRACOVNÍKY BUDE ŘEŠENO MAX. V RÁMCI 10-MINUTOVÝCH INTERVALŮ. VODIČE BUDOU STAŽENY MIMO TĚLESO KOMUNIKACE. PO UKONČENÍ PRÁCI (DENNÍ SMĚNA) BUDE PROVOZ NEPRODLNĚ OBNOVEN. DOPORUČUJEME PŘED A ZA MÍSTO PROVÁDĚNÍ PRÁCI DOPLNIT DZ, A15 O DZ, E13 (POZORI PRÁCE NA ELEKTRICKÉM VEDENÍ!). DZ, B28 BUDOU INSTALOVÁNY 7 DNÍ PŘED ZAČÁTKEM PRÁČI, S UVEDENÍM PLATNOSTI [DZ, E13].

9. 05. 2024

Průběh č. 695210D124
ANALÝZA STÁVAJÍCÍHO VEDENÍ
KAPITOLA 2 - VÝKRES
041

PŘÍLOHA - [02]

S
 A3

MĚŘÍTKO - 1:2000

26. 07. 2022

por. Bc. Petr Chvoštál
 komisař DI PČR K Vany
 COZ 311855

199

199

AKTUALIZACE 18. 04. 2024

por. Bc. Petr Chvoštál
 komisař DI PČR K Vany
 COZ 311855

199

**ÁVRH DIO - ROZMÍSTĚNÍ PDZ - Sadov, KV, Bor sm. Lesov - VNN, KNN
 TAPA 01 - MONTÁŽ NOVÉHO ZEMNÍHO KABELOVÉHO VEDENÍ**

9. 05. 2024

PŘÍLOHA - [06]

*6962/02/24
 KAMARIL
 3/1/1*



LEGENDA

- SMĚR [PROVOZ]
- PODELNÝ VÝKOP - [PV - 01]
- ŘÍZENÝ PROTĚK - [RP - 01-02]

V PŘÍPADĚ POTŘEBY BUDE PROVOZ OPERATIVNĚ ŘÍZEN POUŽITÝMI PRACOVNÍKY V REFLEXNÍCH VĚSTÁCH.
 POUČENÍ PRACOVNÍCI BUDDOU VYBAVENI ZASTAVOVACÍM TEREM. PŘÍPADNĚ RADIOSTANICEMI.
 PO POKLÁDCE KABELŮ BUDE VÝKOP ZHUTNĚN. PŘÍPADNĚ BUDE POUŽIT PŘEJEZDOVÝ PLECH A PROVOZ BUDE NEPRODLENĚ OBNOVEN.
 DOPORUČUJEME PŘED A ZA MÍSTO PROVÁDĚNÍ PRACÍ INSTALOVAT DZ_E13 (POZOR! PROJÍŽDITE STAVBOU).
 DZ_B28 BUDDOU INSTALOVÁNY 7 DNÍ PŘED ZAČÁTKEM PRACÍ, S UVEDENÍM PLATNOSTI [DZ_E13].
 PROVÁDĚJÍCÍ FIRMA ZAJISTÍ [VSTUP / VJEZD] DO OBJEKTU [LÁVKA PRO CHODCE / PŘEJEZDOVÝ PLECH].

MĚŘÍTKO - 1:1000

NOTARIÁLNĚ 18-04-2024
 por. Bc. Petr Chvoštal
 komisař DIFČR K Vary
 002 311855
 2.6.-07-2022

**VRH DIO - ROZSAH PROVÁDĚNÍ PRACÍ - Sadov, KV, Bor sm. Lesov - VNN, KNN
 DNÍŤÁŽ NOVÉHO ZEMNÍHO KABELOVÉHO VEDENÍ**

9. 05. 2024

6954/001/24


[Handwritten signature]

PŘÍLOHA - [05]



LEGENDA

- PODELNÝ VÝKOP - [PV - 01-05]
- PŘÍČNÝ PŘEKOP - [PP - 01]
- - - - - ŘÍZENÝ PROTLAK - [RP - 01-03]

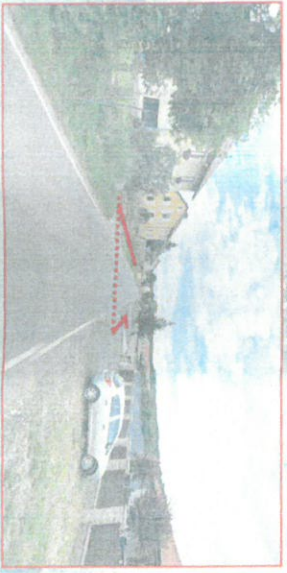

ČRÍTKO - 1:1000

AKTUALIZACE 11 8 - 04 - 2024

por. Bc. Petr Chvoštil
 KAPITÁN DR. PČR K. VARY
 COZ 311865

28 - 07 - 2022

por. Bc. Petr Chvoštil
 KAPITÁN DR. PČR K. VARY
 COZ 311865




AVRH DIO - Sadov, KV, Bor sm. Lesov - vNN, KNN
 TAPA 01 - MONTÁŽ NOVÉHO ZEMNÍHO KABELOVÉHO VEDENÍ

9. 05. 2024

9954/07/24

[Handwritten signature]
 5/14

PŘÍLOHA - [07]

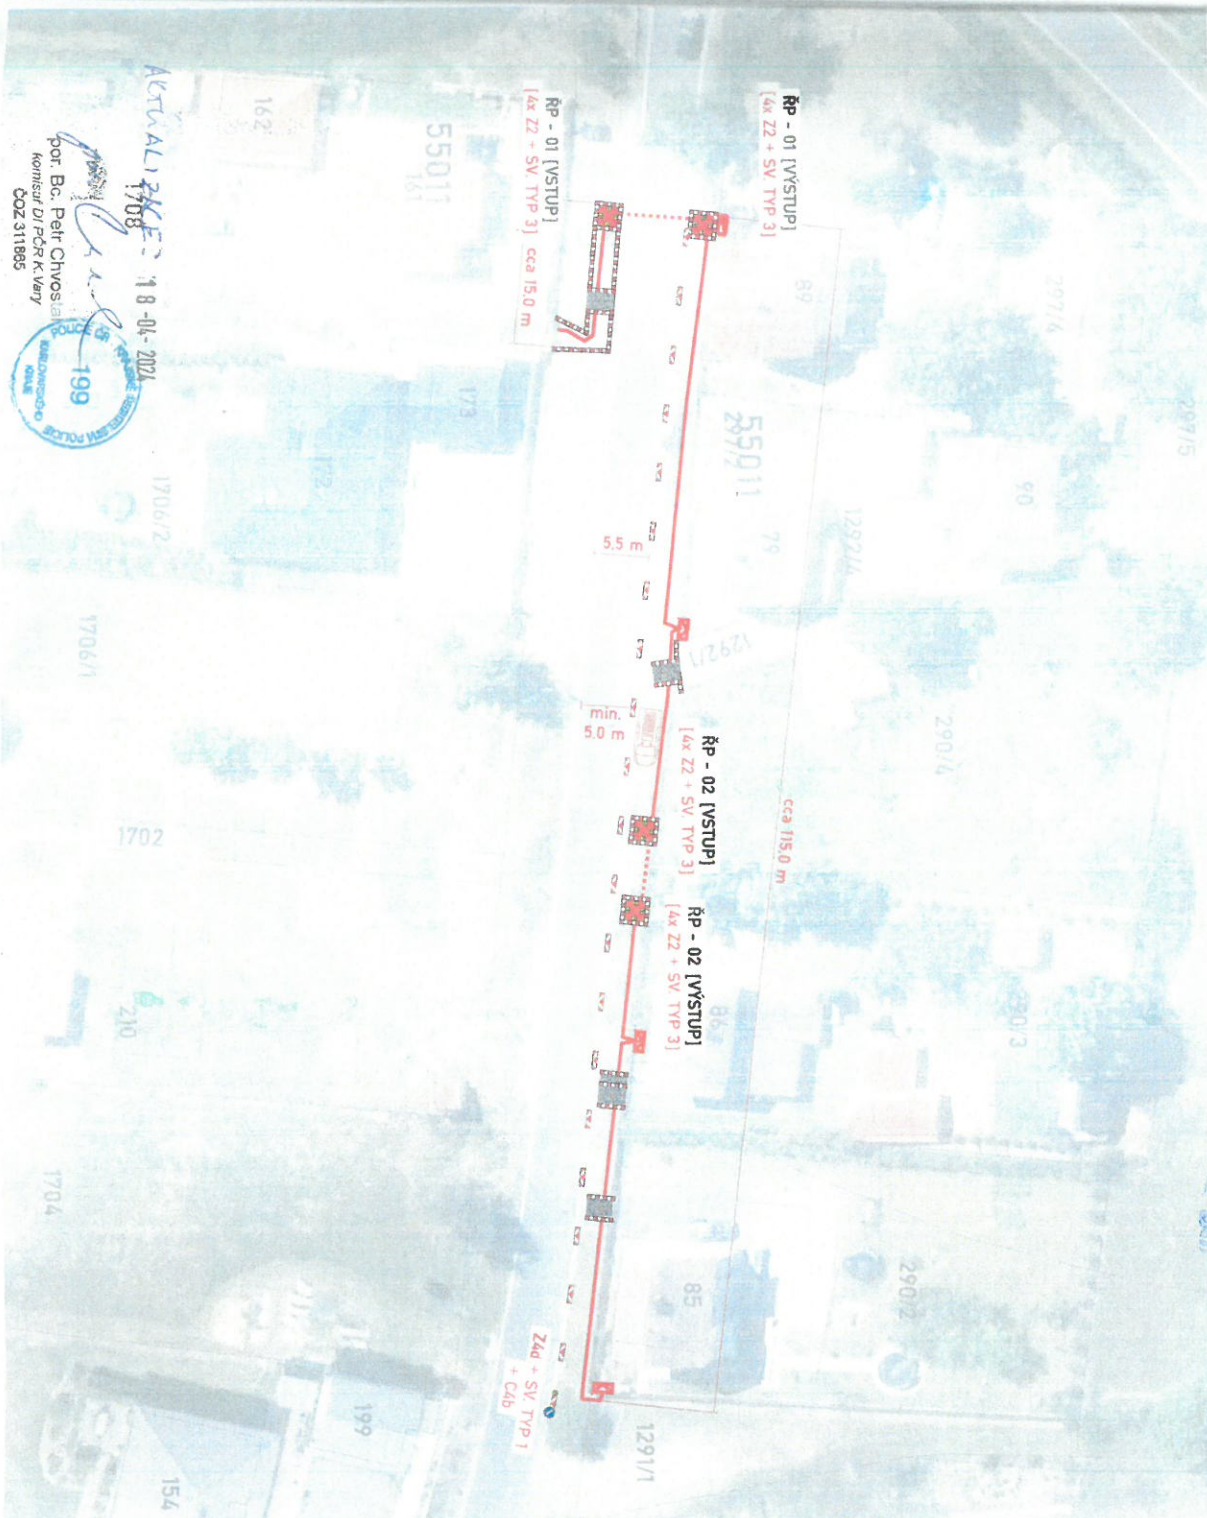

LEGENDA

- PODELNÝ VYKOP - [PV - 01]
- ŘÍZENÝ PROTLAK - [RP - 01-02]
- LANKA PRO CHODCE
- LANKA PRO CHODCE
- PŘEJZDOVÝ PLECH

ZAJIŠTĚNÍ VYKOPŮ [OSTAŤNÍ PLOCHA]

- PLOTOVÁ ZABRÁNA [S REFLEXNÍ FOLIÍ]
- + SV, TYP 3
- VSTRAŽNÁ PÁSKA [S REFLEXNÍ FOLIÍ]

AKTUÁLNĚ 18-04-2024
 1708
 por. Bc. Petr Chvoštal
 komisár D/POR.K.Vary
 COZ 311855

KARLOVARSKÝ ÚZEMNÍ ÚŘAD
 199

18-04-2024
 por. Bc. Petr Chvoštal
 komisár D/POR.K.Vary
 COZ 311855

KARLOVARSKÝ ÚZEMNÍ ÚŘAD
 199

MĚŘÍTKO - 1:500

ÁVRH DIO - ROZMÍSTĚNÍ PDZ - Sadov, KV, Bor sm. Lesov - VNN, KNN
 TAPA 02 - MONTÁŽ NOVÉHO ZEMNÍHO KABELOVÉHO VEDENÍ

9. 05. 2024

6954100124

[Handwritten signature]
 6/11

PŘÍLOHA - [08]

S
 A3



LEGENDA

- SMER | PROVOZ
- PODELNÝ VYKOP - [PV - 02]
- PŘÍČNÝ PŘEKOP - [PP - 01 - 1. POL.]

V PŘÍPADĚ POTŘEBY BUDE PROVOZ OPERATIVNĚ ŘÍZEN POUČENÍMI PRACOVNÍKŮ V REFLEXNÍCH VĚSTÁCH.
 POUČENÍ PRACOVNÍCI BUDOU VYBAVENÍ ZASTAVOVACÍM TERCEM, PŘÍPADNĚ RADIOSTANICEMI.

PŘÍČNÝ PŘEKOP BUDE PROVEDEN PO POLOVINÁCH (ZRCADLOVĚ), SE ZAJIŠTĚNÍM PRŮJEZDNÉHO PROFILU MIN. 2,75 m (VE VYJIMEČNÝCH PŘÍPADĚCH MIN. 2,50 m), A TO VŽDY V JEDNOM SMĚRU JÍZDY.

PO POKLADCE KABELŮ BUDE VYKOP ZAHUTNĚN, PŘÍPADNĚ BUDE POUŽIT PŘEJEZDOVÝ PLECH A PROVOZ BUDE NEPRODLENĚ OBNOVEN.

DOPORUČUJEME PŘED A ZA MÍSTO PROVADĚNÍ PRÁCI INSTALOVÁT DZ, E13 (POZOR!) PROUŽÍDĚTE STAVBOU).
 PROVÁDĚJÍCÍ FIRMA ZAJIŠTÍ VJEZD DO OBJEKTU (PŘEJEZDOVÝ PLECH).

MĚŘÍTKO - 1:1000

NEKVALIFIKACE: 1.8.04.2024

[Signature]
 por. Bc. Petr Chvoštil
 Komisar Di PCR K Vary
 CO2 311855

21. 07. 2022
 199
 199
 KOMISAR DI PCR K VARY
 CO2 211855


RR D10 - Sadov, KV, Bor sm. Lesov - VNN, KNN
 PA 02 - MONTÁŽ NOVÉHO ZEMNÍHO KABELOVÉHO VEDENÍ

9. 05. 2024

695710/24

Handwritten signature and initials

PŘÍLOHA - [09]

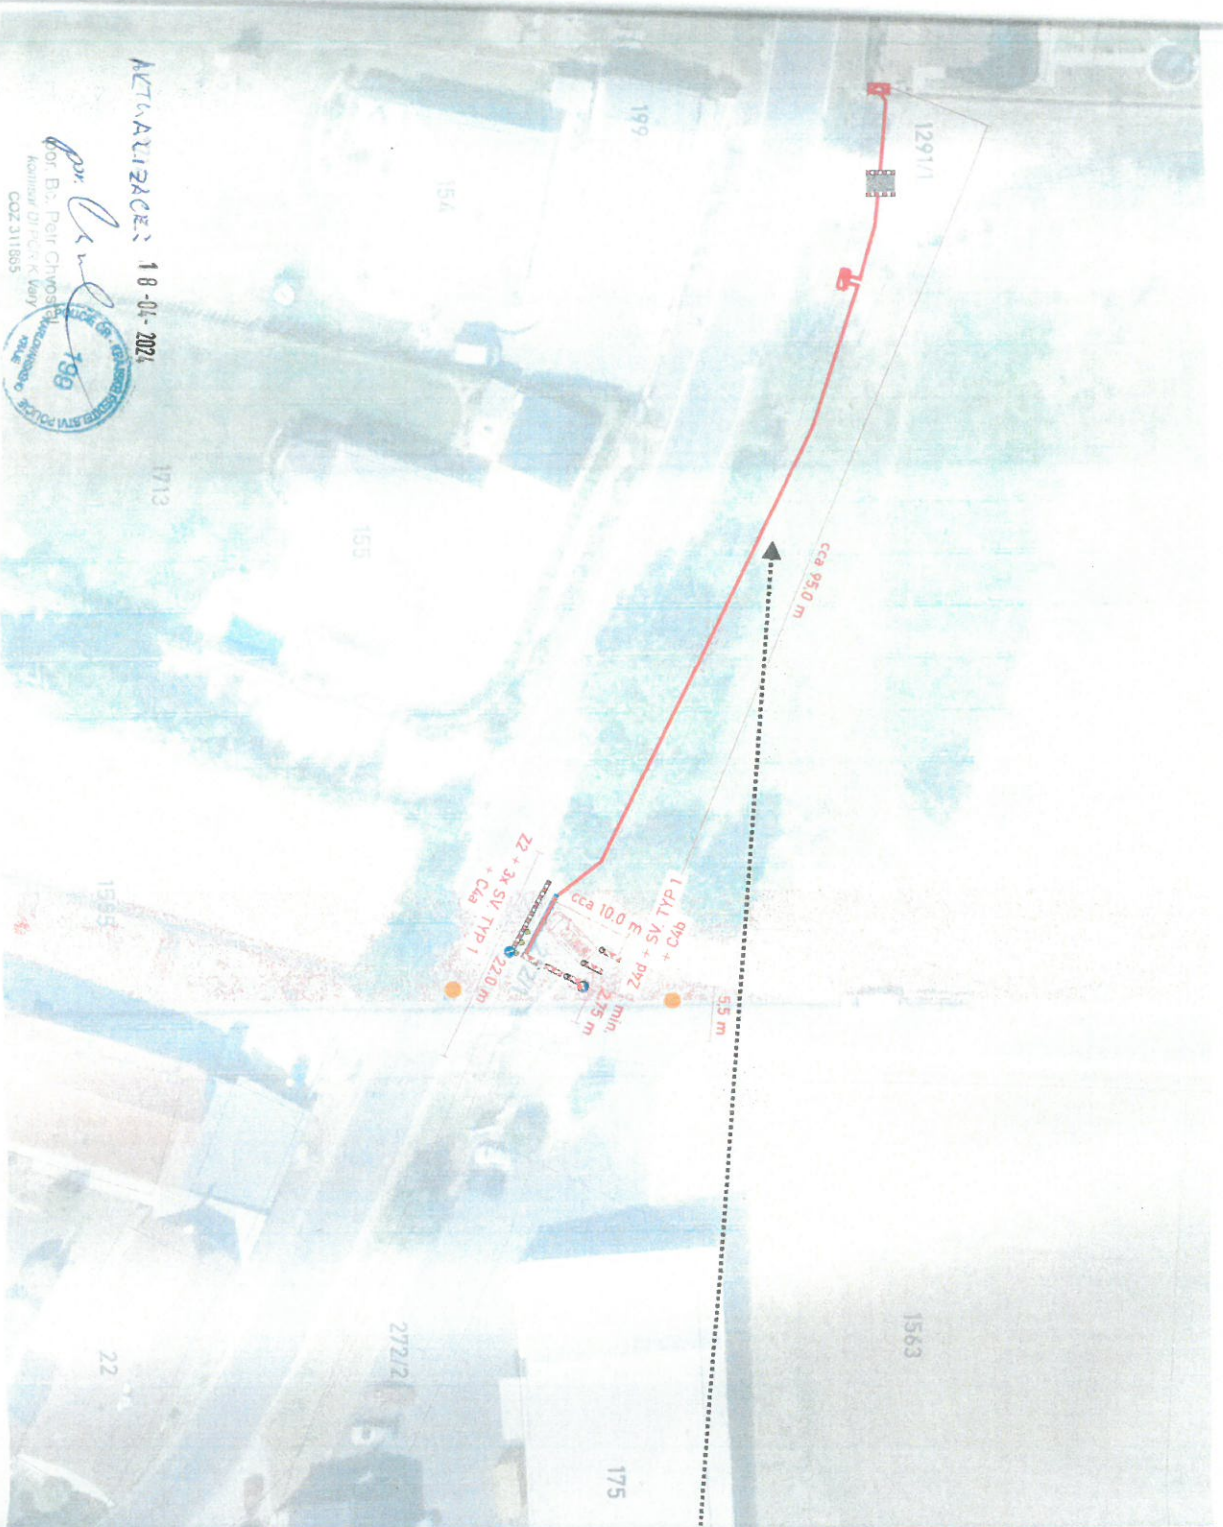

LEGENDA

	PODELNÝ VÝKOP - [PV - 02]
	PŘÍČNÝ PŘEKOP - [PP - 01 - 1. POL.]
	PŘEJEZDOVÝ PLECH min. 2,5 m
	POUČENÝ PRÁCOVNÍK

ZAJIŠTĚNÍ VÝKOPŮ [OSTATNÍ PLOCHA]

	PLOTOVÁ ZABRANA [S REFLEXNÍ FÓLIÍ]
	+ SV, TYP 3
	VYSTRÁŽNÁ PÁSKA [S REFLEXNÍ FÓLIÍ]

AKTUALIZACE: 18-01-2024

por. Bc. Petr Chvoštal
 Komisar D/PČR/K. Věry
 COZ. 311865



MĚŘÍTKO - 1:500

12/18 por. Bc. Petr Chvoštal
 Komisar D/PČR/K. Věry
 COZ. 311865



9. 05. 2024

6954/02/24

[Handwritten signature]

PRÍLOHA - [10]

A3 S



LEGENDA

	SMER [PROVOZ]
	PODELNÝ VÝKOP - [PV - 03-04]
	PRÍČNY PŘEKOP - [PP - 01 - 2. POL.]

V PŘÍPADĚ POTŘEBY BUDE PROVOZ OPERATIVNĚ ŘÍZEN POUČENÝMI PRACOVNÍKY V REFLEXNÍCH VĚSTÁCH. TERČEM, PŘÍPADNĚ RADIOSTANICEM!

PRŮCHVÝ PŘEKOP BUDE PROVEDEN PO POLDVÍNAKCH (ZRCADLOVĚ), SE ZAJIŠTĚNÍM PŘÍJEZDNÉHO PROFILU min. 275 m [VE VYJIMEČNÝCH PŘÍPADĚCH min. 250 m], A TO VŽDY V JEDNOM SMĚRU JÍZDY.

DZ_B28 BUDOU INSTALOVÁNY 7 DNÍ PŘED ZAČÁTKEM PRACÍ. S UVEDENÍM PLATNOSTI [DZ_E13].

PO POKLÁDCE KABELŮ BUDE VÝKOP ZHUTNĚN, PŘÍPADNĚ BUDE POUŽIT PŘEJEZDOVÝ PLECH A PROVOZ BUDE NEPRODLENĚ OBNOVEN.

DOPORUČUJEME PŘED A ZA MÍSTO PROVÁDĚNÍ PRACÍ INSTALOVAT DZ_E13 [POZOR! PRODÍŽITE STÁVBOU].

MĚŘÍTKO - 1:1000

16.-07-2022

ACTUALIZACE 18-04-2022

por. Bc. Petr Chvoštal 199
 Komisar Director k. Vlnj
 COZ 311695

199
 199

14/18
 por. Bc. Petr Chvoštal 199
 Komisar DI PCR k. Vlnj
 COZ 311695

NÁVRH DIO - ROZMÍSTĚNÍ PDZ - Sadov, KV, Bor sm. Lesov - VNN, KNN
ETAPA 04 - MONTÁŽ NOVÉHO ZEMNÍHO KABELOVÉHO VEDENÍ

Príloha k č. 695 2/100/24

9. 05. 2024

MINISTRÁT PRÁCA
 VYKONÁVANÉ PRÁCA
 01/11

PŘÍLOHA - [12]

S
 A3



LEGENDA

- SMĚR [PROVOZ]
- PODELNÝ VÝKOP - [PV - 05]
- ŘÍZENÝ PROTĚLAK - [ŘP - 03]

V PŘÍPADĚ POTŘEBY BUDE PROVOZ OPERATIVNĚ ŘÍZEN POUČENÝMI PRACOVNÍKY V REFLEXNÍCH VĚSTÁCH.
 POUČENÍ PRACOVNÍCI BUDOU VYBAVENI ZASTAVOVACÍM TĚRČEM, PŘÍPADNĚ RADIOSTANICEMI.
 PO POKLÁDCE KABELŮ BUDE VÝKOP ZHUTNĚN, PŘÍPADNĚ BUDE POUŽIT PŘEJEZDOVÝ PLECH A PROVOZ BUDE NEPRODLENĚ OBNOVEN.
 DOPORUČUJEME PŘED A ZA MÍSTO PROVÁDĚNÍ PRACÍ INSTALOVAT DZ_ET3 (POZOR! PROJÍŽDĚTE STAVBOU!).
 DZ_B28 BUDOU INSTALOVÁNY 7 DNÍ PŘED ZAČÁTKEM PRACÍ, S UVEDENÍM PLATNOSTI [DZ_ET3].
 PROVÁDĚJÍCÍ FIRMA ZAJISTÍ (VSTUP / VJEZD) DO OBJEKTŮ [LAVKA PRO CHODCE / PŘEJEZDOVÝ PLECH].

MĚŘÍTKO - 1:1000

NETVÁŘIZACE: 18-01-2024
 por. Bc. Petr Chvoštál
 odborný DI / PČR K Vary
 OČS 511385

199
 2024
 199
 2024

20.07.2022

NÁVRH DIO - Sadov, KV, Bor sm, Lesov - VNN, KNN
ETAPA 03 - MONTÁŽ NOVÉHO ZEMNÍHO KABELOVÉHO VEDENÍ




9. 05. 2024

Handwritten signatures and notes in blue ink.


PŘÍLOHA - [111]




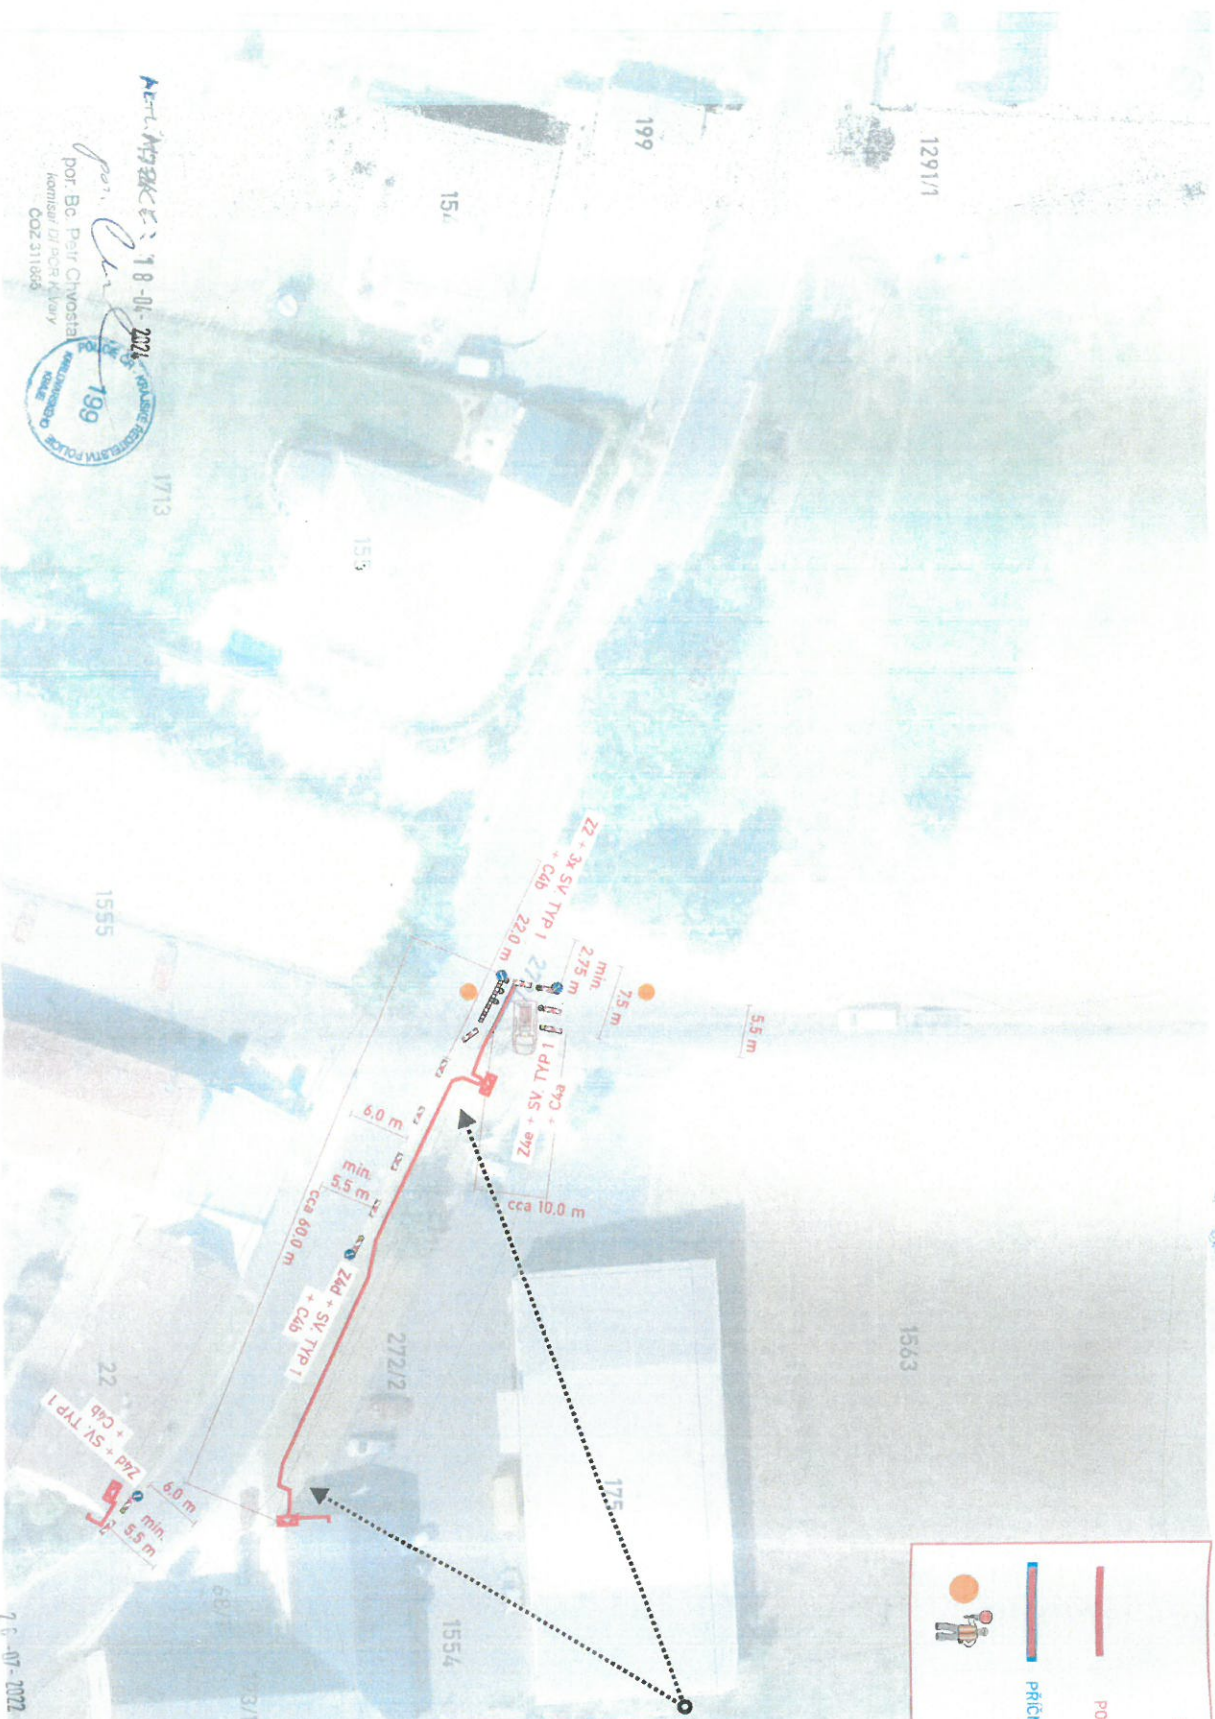
LEGENDA

-  PODELNÝ VÝKOP - [PV - 03-04]
-  PŘÍČNÝ PŘEKOP - [PP - 01 - 2. POL.]
-  POUČENÝ PRACOVNÍK

ZAJIŠTĚNÍ VÝKOPŮ [OSTATNÍ PLOCHA]

 PLOTOVÁ ZÁBRANA [S REFLEXNÍ FÓLIÍ]
 + SV TYP 3

 VYSTRAŽNÁ PÁSKA [S REFLEXNÍ FÓLIÍ]



por. *[Signature]* 18-04-2024
 por. Bc. Petr Chvoštil
 komisař DI PČR K Váru
 COZ 311965



15/12 por. *[Signature]*
 por. Bc. Petr Chvoštil
 komisař DI PČR K Váru
 COZ 311965




MĚŘÍTKO - 1:500

9. 05. 2024

Příloha k č. 6952/07/24

NÁVRH DIO - Sadov, KV, Bor sm. Lesov - vNN, kNN
ETAPA 04 - MONTÁŽ NOVÉHO ZEMNÍHO KABELOVÉHO VEDENÍ

PŘÍLOHA - [13]

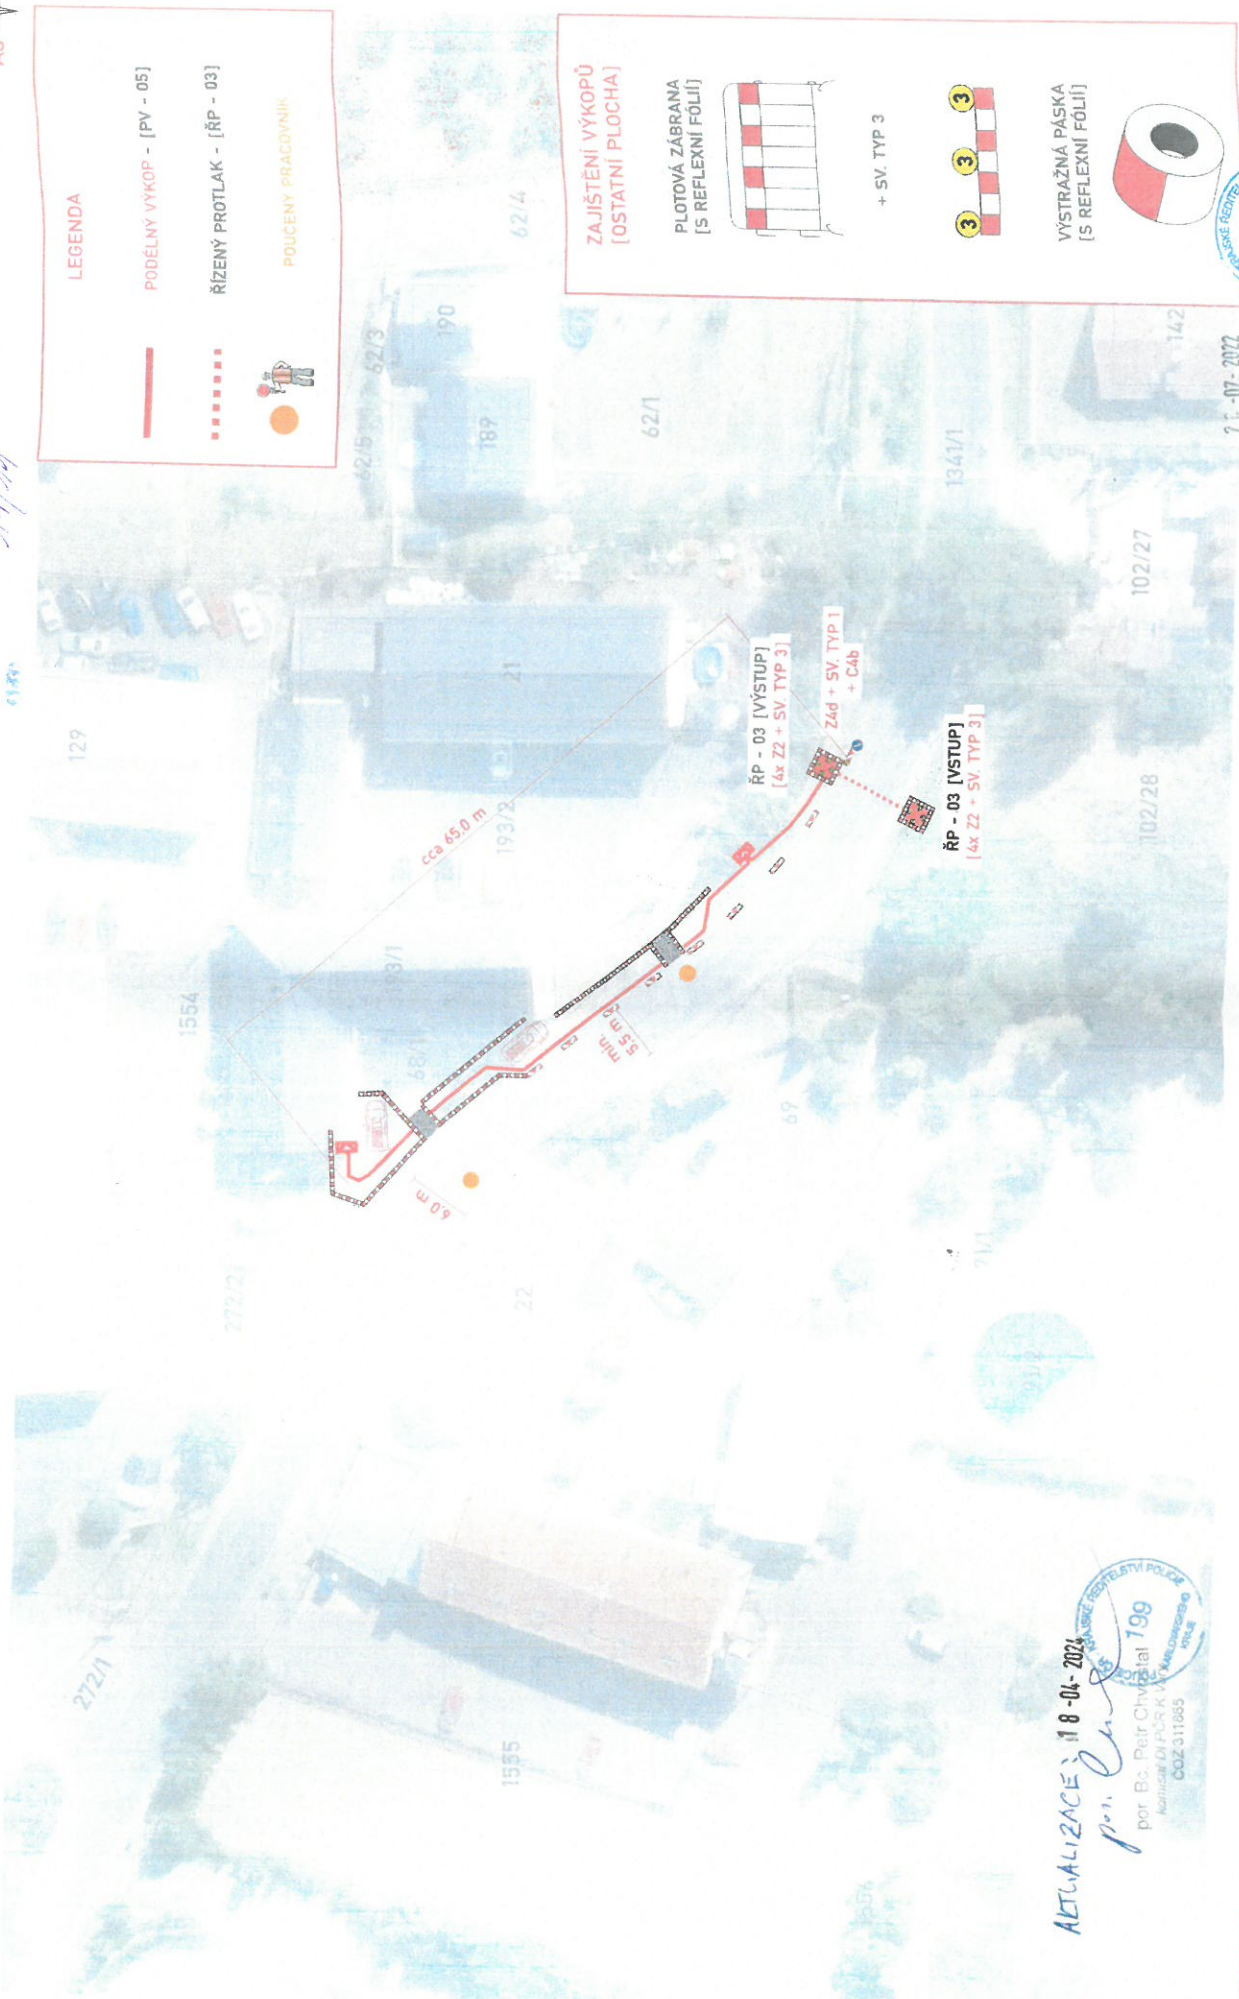

LEGENDA

- PODÉLNÝ VÝKOP - [PV - 05]
- ŘÍZENÝ PROTLAK - [ŘP - 03]
- POUČENÝ PRACOVNÍK

ZAJIŠTĚNÍ VÝKOPŮ [OSTATNÍ PLOCHA]

- PLOTOVÁ ZÁBRANA [S REFLEXNÍ FÓLIÍ] + SV, TYP 3
- VÝSTRAŽNÁ PÁSKA [S REFLEXNÍ FÓLIÍ]

ACTUALIZACE: 18-04-2024

por. Bc. Petr Chvoštík 199
Administrace PSČR K. V. Mladá Boleslav
COZ 311665

21-07-2022

12/18 por. Bc. Petr Chvoštík 199
Administrace PSČR K. V. Mladá Boleslav
COZ 311665

MĚŘÍTKO - 1:500