

14. 05. 2024

FLEXKV 205 2/10/24
1/4

FLEX dopravně inženýrské služby s.r.o., Rosnická 118, Karlovy Vary - Sedlec, 360 18
Tel./fax: 353569231, 353569632 OR Plzeň, oddíl C, vložka 7402
E-mail: info@flexkv.cz WWW: flexkv.cz

Návrh dopravního opatření

Stavba: KV, Sadov p.č.159/10-nové podzemní vedení kabelu VN, NN
IV-12-0017444

- překop MK po polovinách
- podélný výkop v kraji vozovky

Realizace: Eplus s.r.o.
Karlovy Vary

Dopravní značení se navrhuje dle příloh s tím, že:

1. překop MK po polovinách bude prováděn s tím, že zbyde pro průjezd vozidel minimálně 2,75 metru a bude zabezpečen pomocí směrových desek Z4 a zábranou Z2 a SDZ A15 v kombinaci A6ba popř. B20a(30) s B21a. Překopaná polovina se zhutní, nebo bude položen pojezdový plech
2. podélný výkop v kraji vozovky bude prováděn s tím, že zbyde pro průjezd minimálně 2,75 metru a bude zabezpečen pomocí směrových desek Z4 se větly typ 7. a SDZ A15 v kombinaci s B20a(30).
3. případě potřeby zajistí dodavatel prací krátkodobé ruční řízení provozu pomocí náležitě poučených a vybavených pracovníků-průjezd IZS, nepřehledný údek !!!!
4. dopravní značky reflexní, základní velikost
5. vzdálenosti dle TP 66 – II. vydání
6. světla typ 1.

Vyjádření Policie ČR-DI Karlovy Vary:

ACTUALIZACE: 21-11-2023
por. Bc. Petr Chvostal
komisariát DI PČR K. Vary
COZ 311865



Zbyněk Morávek
Karlovy Vary 13.8.2021

PČR DI K. VARY DNE 21-08-2021



PŘÍLOHA K GJ: LKOP-02286/03-2021-190506

LIST: 1/3 por. Chvostal
por. Bc. Petr Chvostal
komisariát DI PČR K. Vary
COZ 311865



nové podzemní vedení kabelu VN, NN(IV-12-0017444)

překop po polovinách

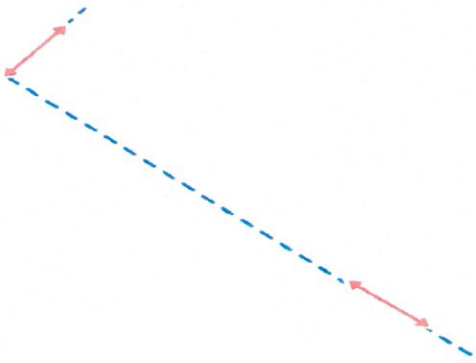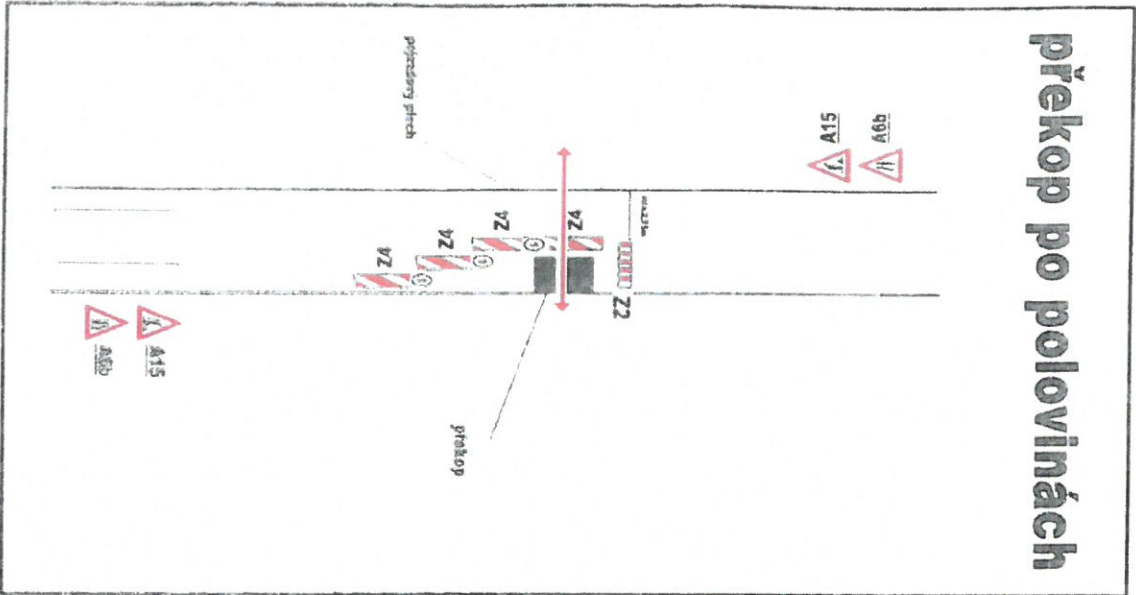


14. 05. 2024

Průběh č. 1905-4/10/124

[Handwritten signature]
214

výkop v krajnici

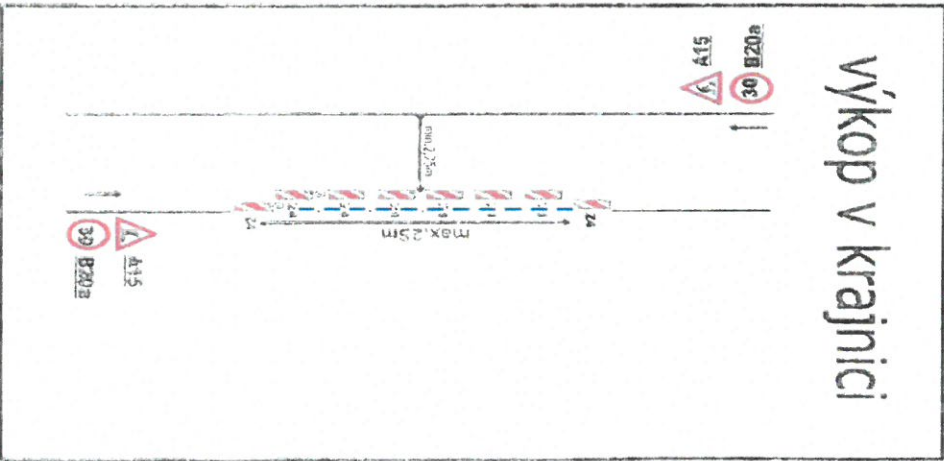

AKTUALIZACE: 21-11-2023


[Handwritten signature]
por. Bc. Petr Chvoštal
komisař DI PCR K. Vary
ČOZ 311865



por. Bc. Petr Chvoštal
komisař DI PCR K. Vary
ČOZ 311865

MARICE

Celková situace

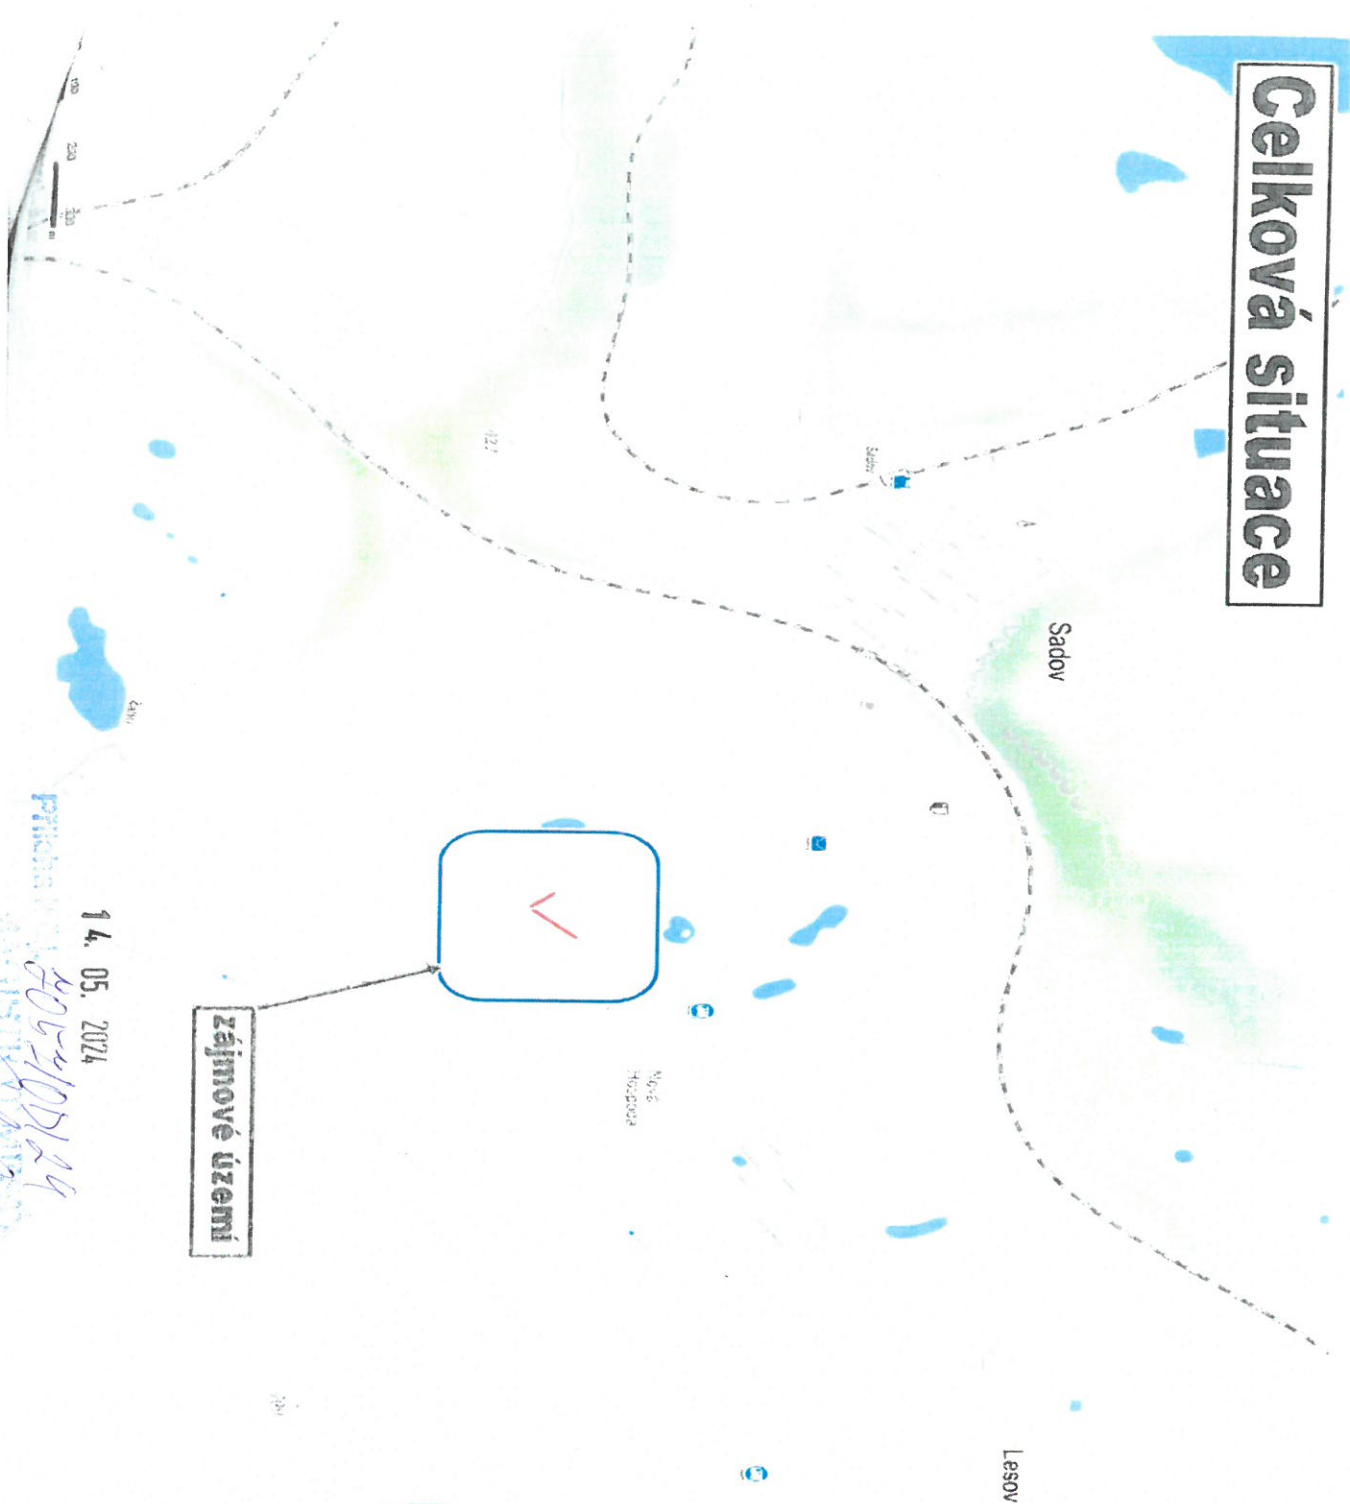

zájmové území

14. 05. 2024

Průběh
15. 05. 2024
3/14

AKTUALIZACE 21-11-2023

por. Petr Chvoštal
komisar DLPČR K. Vary
COZ 311865




21-11-2023
7/2 por. Petr Chvoštal
por. Petr Chvoštal
komisar DLPČR K. Vary
COZ 311865



MARICE

Sadov, KV, Sadov, pč. 159/10, vNN, kNN
IV-12-0017444

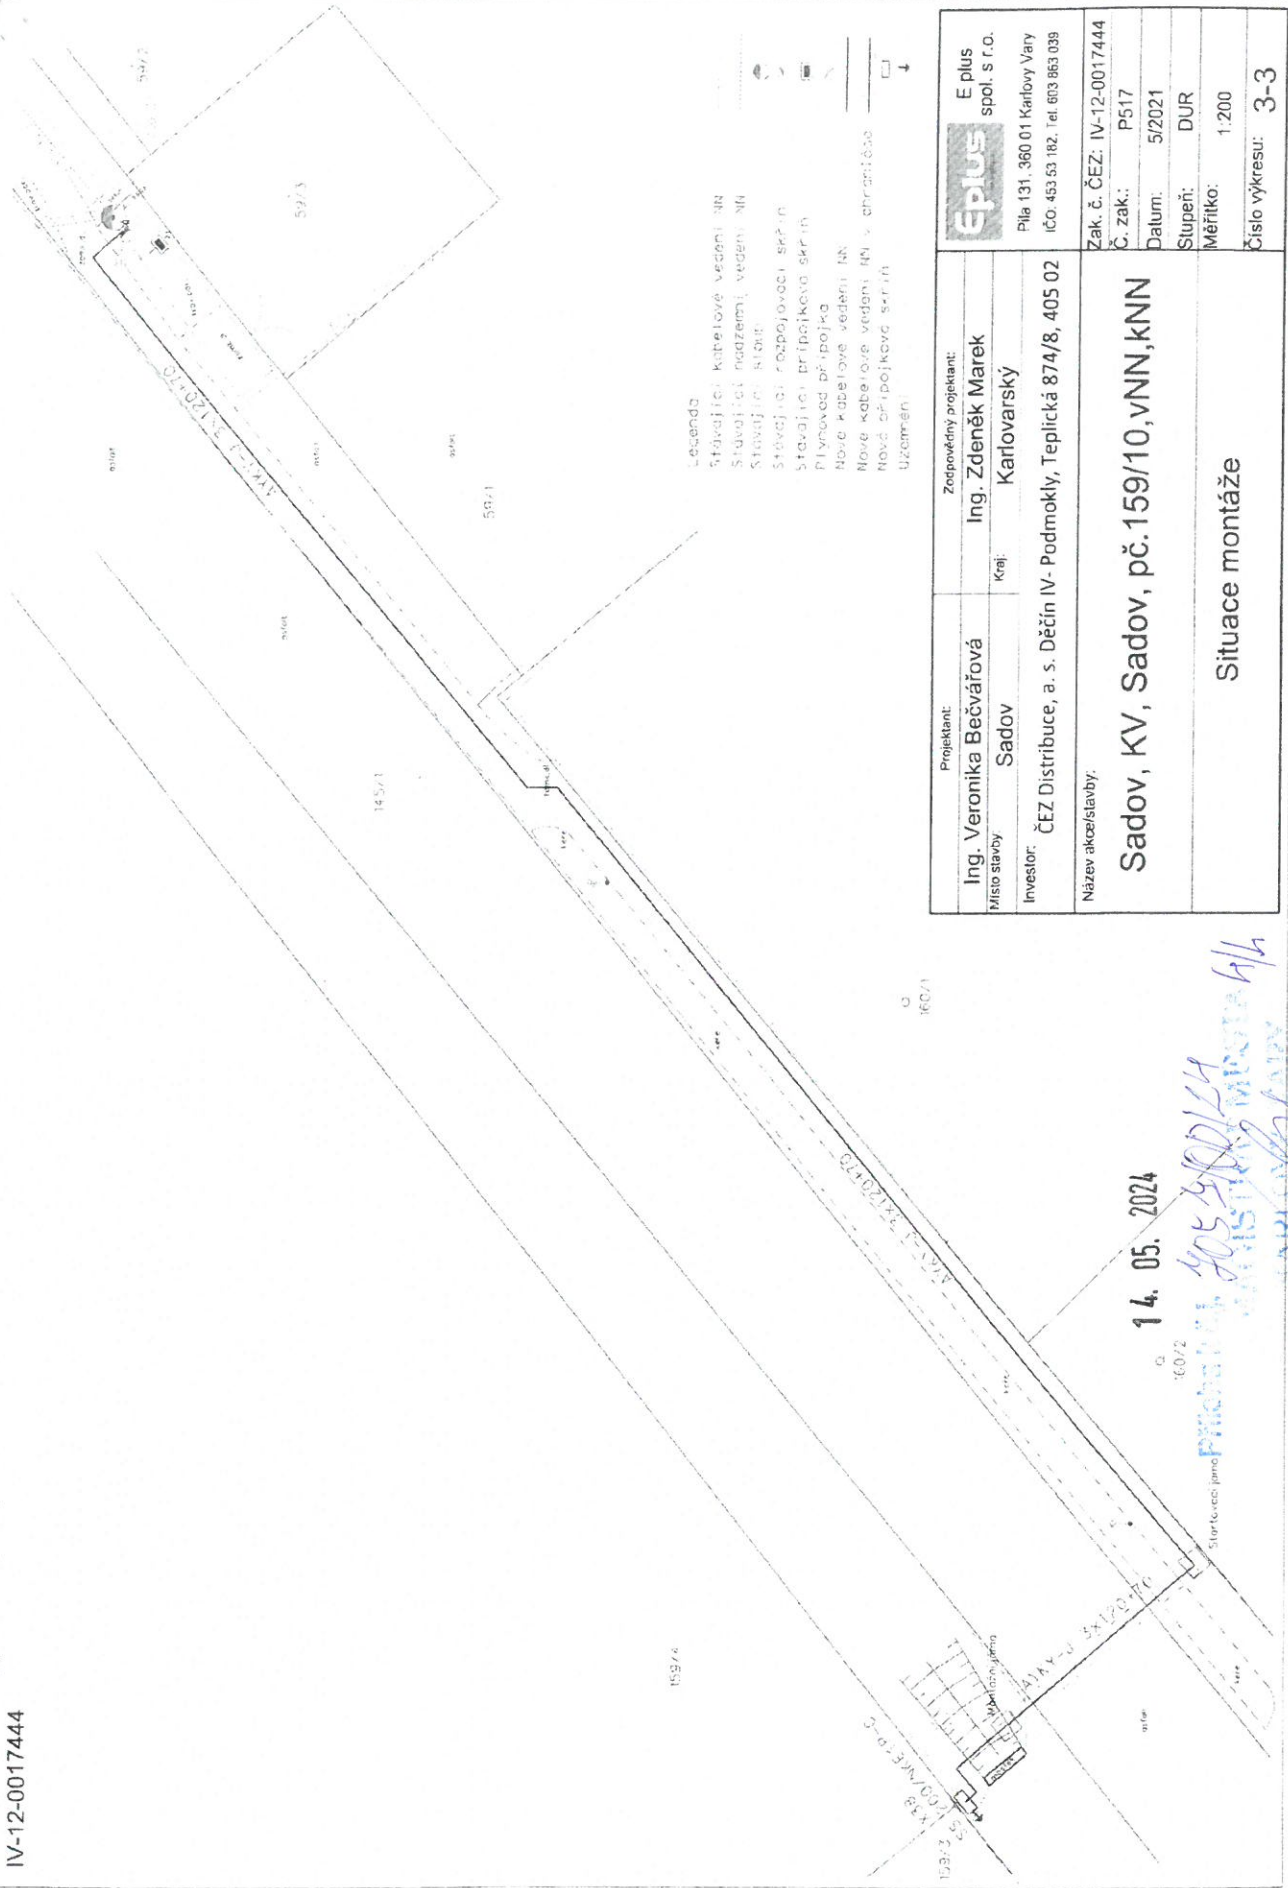

- Legenda:
- Stávající kabelové vedení NN
 - Stávající podzemní vedení NN
 - Stávající sloup
 - Stávající rozpojovací skříně
 - Stávající přípojková skříně
 - Plynová přípojka
 - Nové kabelové vedení NN
 - Nové přípojkové vedení NN v ochranné trubce
 - Uzavření

Projektant: Ing. Veronika Bečvářová Místo stavby: Sadov	Zodpovědný projektant: Ing. Zdeněk Marek Kraj: Karlovarský	E plus spol. s r.o. Pila 131, 360 01 Karlovy Vary IČO: 453 53 182, Tel: 603 863 039
Investor: ČEZ Distribuce, a. s. Děčín IV- Podmokly, Teplická 874/8, 405 02 Název akce/stavby:	Sadov, KV, Sadov, pč. 159/10, vNN, kNN Situace montáže	
Zak. č. ČEZ: IV-12-0017444		
Č. zak.: P517		
Datum: 5/2021		
Stupeň: DUR		
Měřítko: 1:200		
Číslo výkresu: 3-3		

14. 05. 2024

160/2
Složitější jmeno
Přibyl
405 500/24
KARLOVARSKÝ
KARLOVSKÝ
ALH