

OZNÁMENÍ

Oznamujeme všem vlastníkům a nájemcům pozemků ve městě Karlovy Vary, že v termínu

listopad/2020 – únor/2021

bude v této oblasti prováděna

stavba, která řeší přeložku stávající přípojkové skříně do nového pilíře, dle projektu vypracovaného firmou Montprojekt a.s..

Montáž bude provádět firma OMEXOM GA Energo, s.r.o.,
Na Střílně 1929/8, 323 00 Plzeň - Bolevec,
tel.: 373303184, fax.: 377542385.

IČO: 49196812 DIČ: CZ-49196812

Společnost je zapsaná v obch.rejstříku u Krajského soudu v Plzni, odd.C a vl.4355

Oznámení je v souladu se zákonem č.458/2000Sb., novelizován z.č.670/2004.

Případná majetková újma na nemovitostech a porostech bude nahrazena dle téhož zákona.

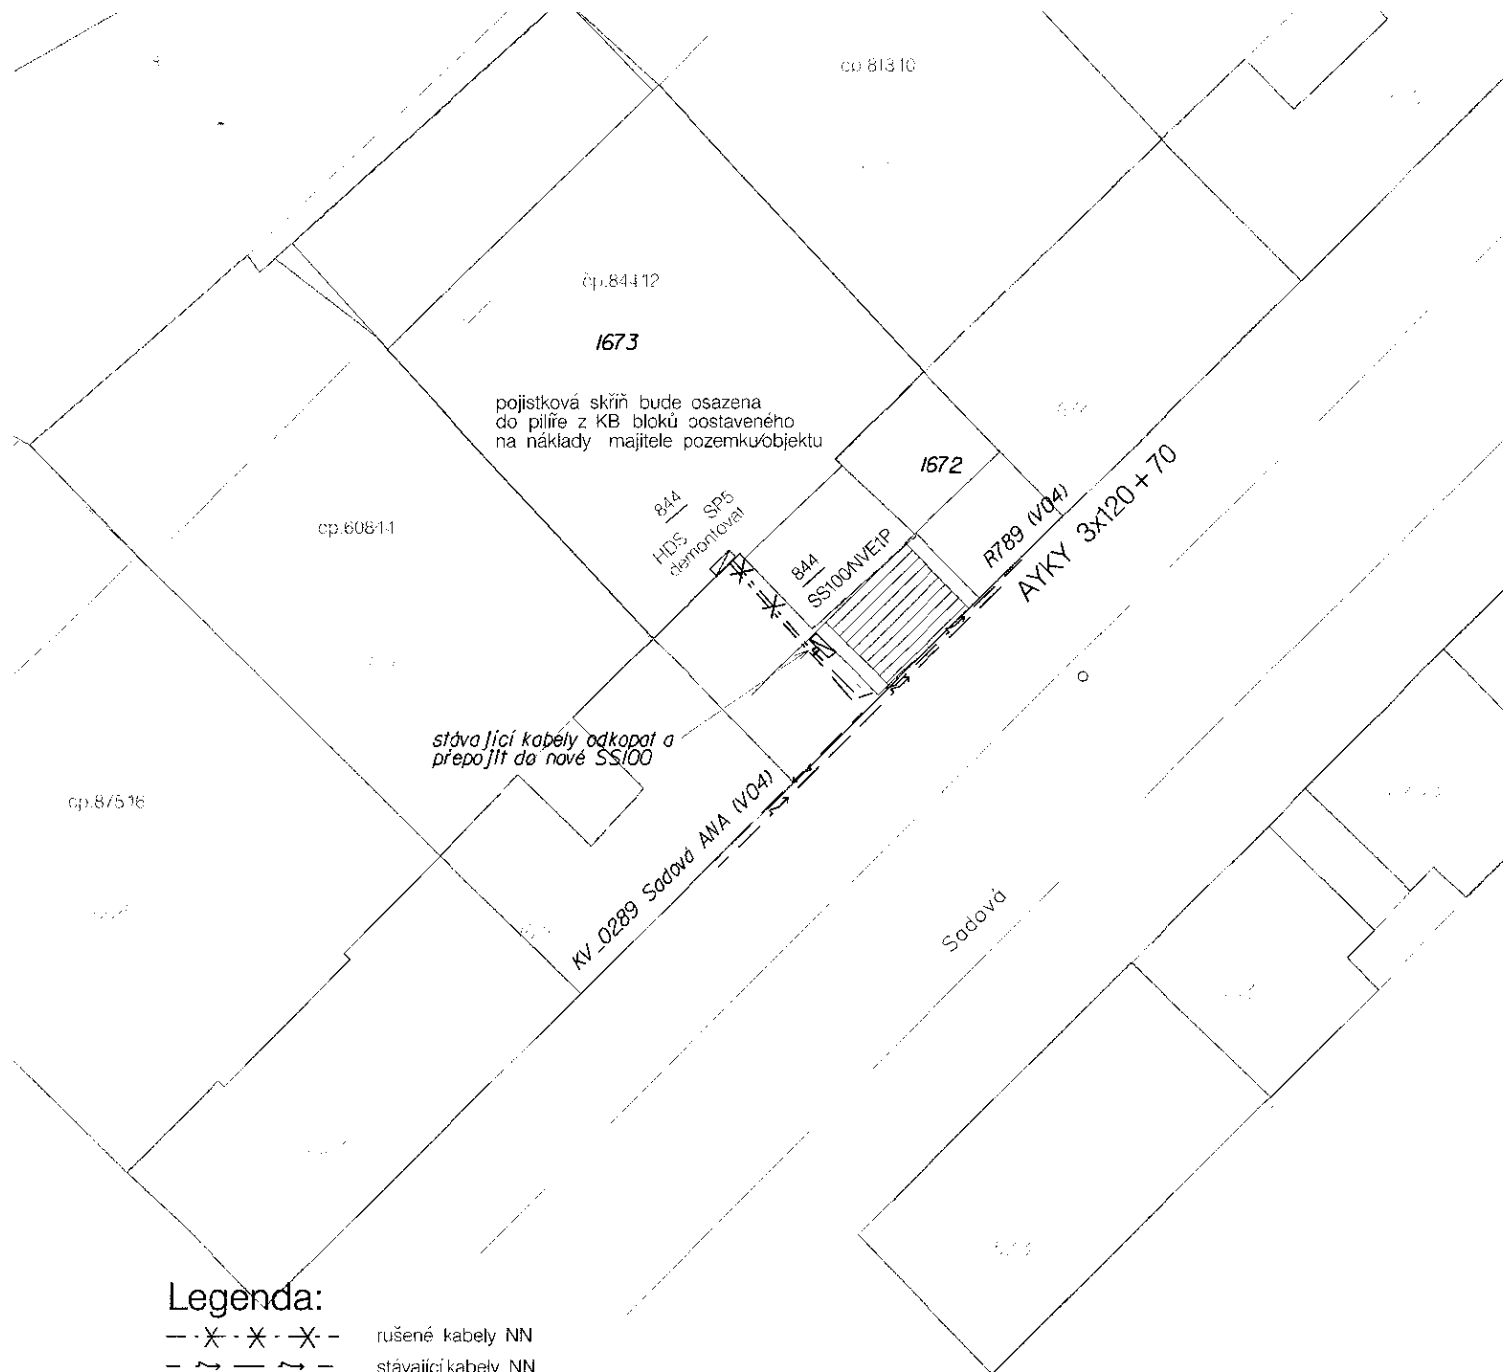

OMEXOM GA Energo s.r.o.

Na Střílně 1929/8, Bolevec, 323 00 Plzeň

 

IČ: 49196812 • DIČ: CZ49196812

Tel: 373 303 111

141




Legenda:

- ✕ — ✕ — ✕ — rušené kabely NN
- ~ — ~ — ~ — stávající kabely NN
-  nová přípojková skříň
-  rušená přípojková skříň

Základní údaje:

- Napěťová soustava NN: 3 + PEN, s:říd., 50Hz, 400/230V
- Námrazová oblast: bez námrazy
- Prostředí: složité, aktivní, vnější
- Ochrana před nebezpečným dotykovým napětím:
 - živých částí: polohou
 - neživých částí: izolací, aut.odpojením

Montprojekt a.s. Arnošta z Pardubic 2082, Pardubice www.montprojekt.cz, tel.: 462 112 820		
Projektční středisko Karlovy Vary, Plynárenská 2, 360 01 Karlovy Vary		Zak. číslo: 2512 8589
Projektant:	Zodpovědný projektant: Miroslava Molnárová	Datum: 04/2020
Místo stavby: Karlovy Vary	Kat. území: Karlovy Vary	Stupeň PD: RPD
Investor: ČEZ Distribuce a.s., Teplická 8748, 405 02 Děčín 4		Def. proj.: IZ-12-000 0862
Obsah výkresu: Situace montáže		Měřítko: 1:250
Název stavby: K.Vary, Sadová, čp.844, kNN		Číslo přílohy: 5