

10-01-2020

por. Bc. Petr Chvoštal
komisari DI PCR K. Vary 199
COZ 311985


- Legenda:**
- stávající pátř
 - pátř SS100 o SS200
 - skřín SR o SD
 - stávající vedení NN
 - nový kabel AYKY 3x120+70 (803m)
 - nový kabel CKKY 4x10 (195m)
 - kabel v chrániče
 - uzemnění

| | | |
|---|---------------------------------------|---|
| Kreslí: J. Giorgiutti | Projekant: J. Giorgiutti | Zodp. projektant: Ing. Hošťálek |
| Investor stavby: ČEZ Distribuce, a.s., Teplická 874/B, 405 49 Děčín | Místo stavby: K. Vary | Kraj: Karlovarský |
| Název stavby: K. Vary, Fričova, VNN/kNN | Obsah výkresu: situace montáže | |
| Zak. číslo ČEZ: IE-12-0007796 | Datum: 12/2019 | Formát: A4 |
| Zak. číslo: STAVĚNÍ 148, 307 30 CHODOV, č. 203 08 000 | Stupeň dok.: PD | Číslo por.: - |

12-06-2024
POLICEJ ČR
KRAJSKÉ ŘEDITELSTVÍ POLICEJ
199
KARLOVARSKÝ KRAJ

por. Bc. Pavel Fíšarik
komisari DI PCR K. Vary
COZ/326116

12. 06. 2024
Fričova č.j.
9413/19/24-5.
MAGISTRÁT MĚSTA
KARLOVY VARY

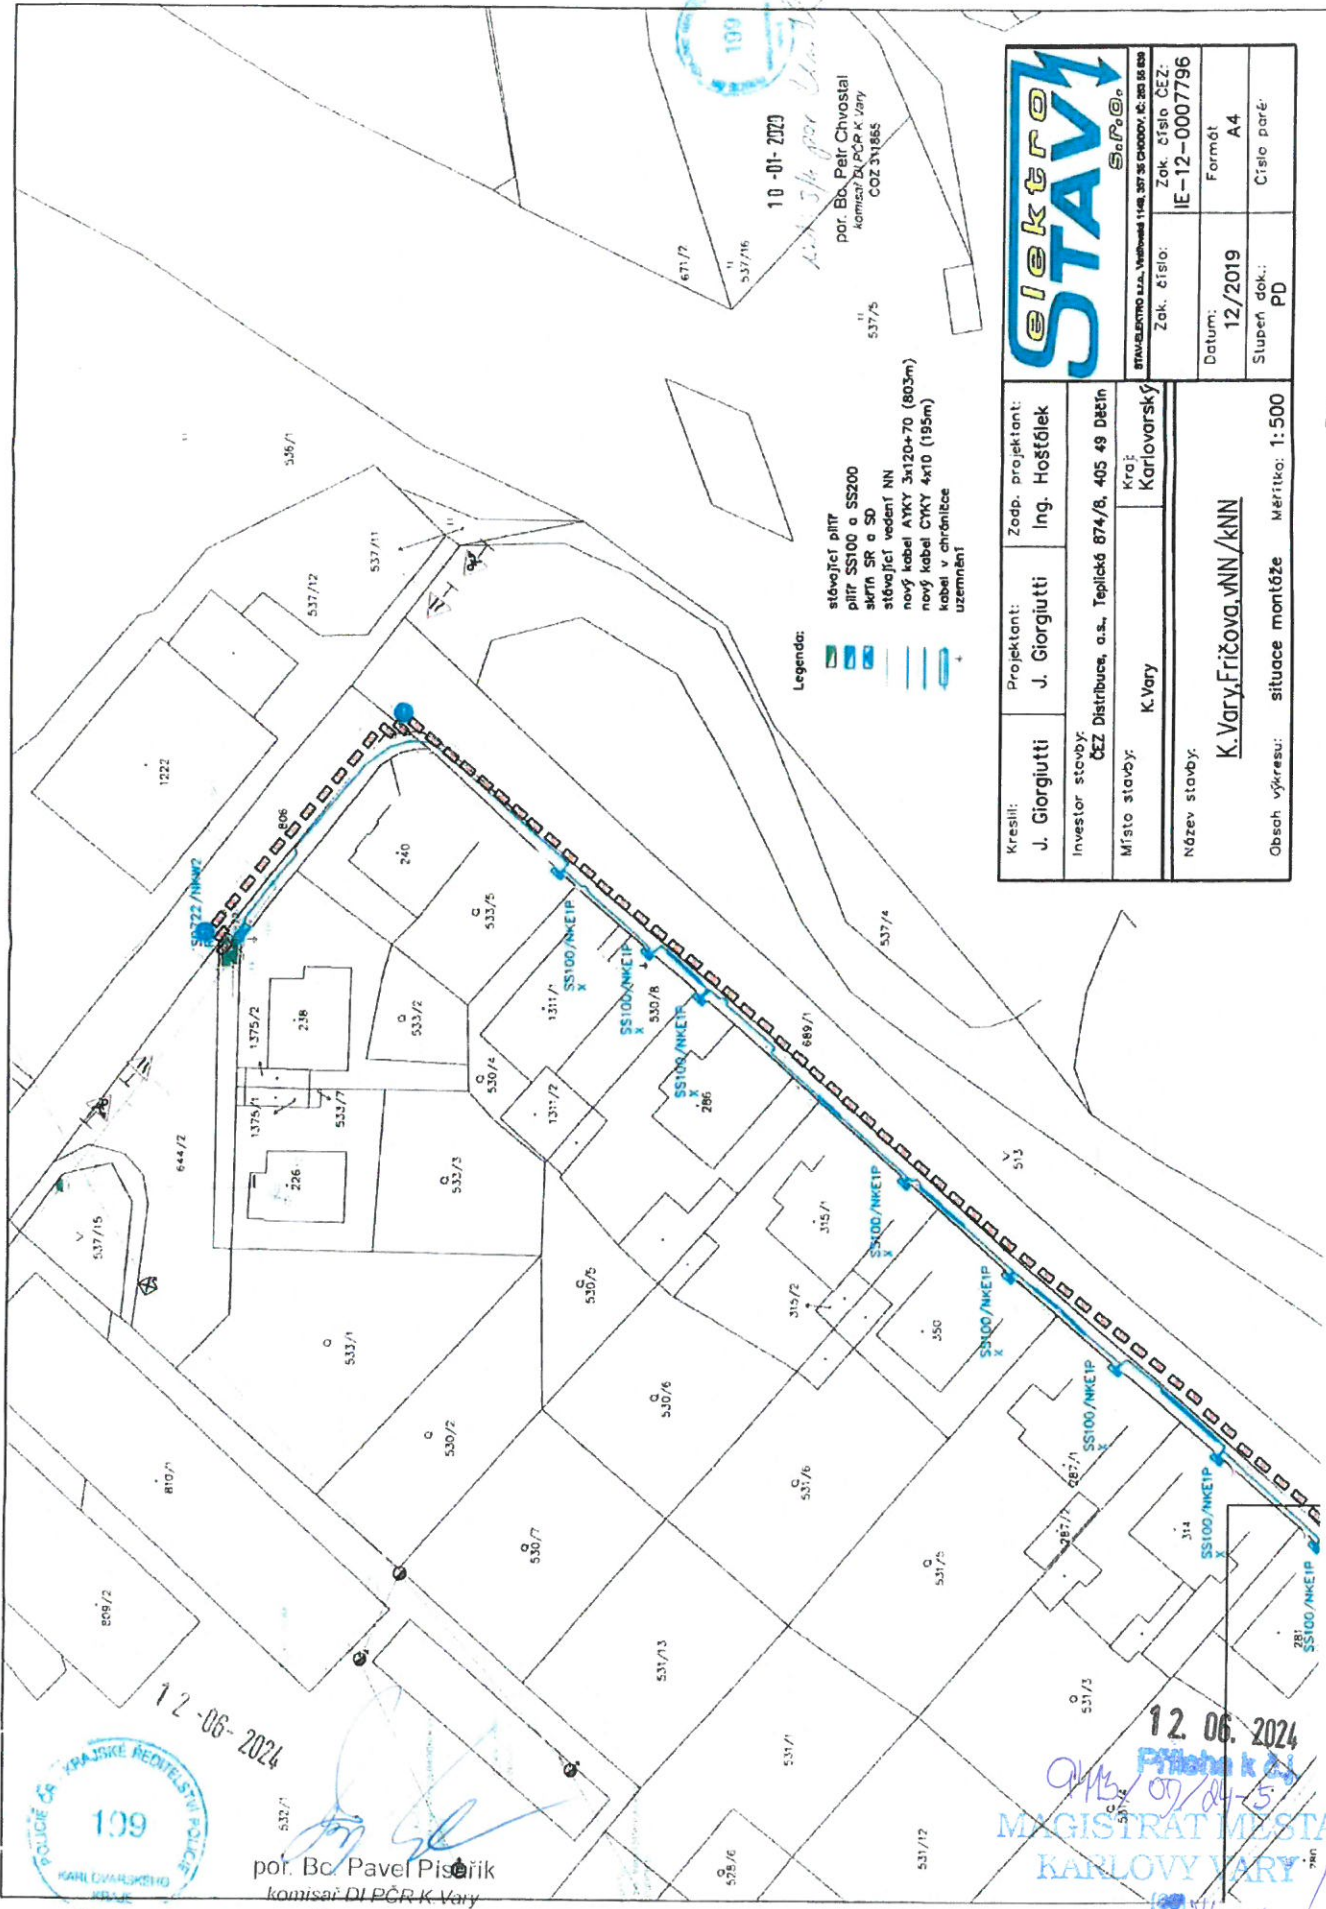

10 - 01 - 2020

por. Bc. Petr Chvoštal
 komisař DLPČR K. Vary
 ČOZ 321885

537/5

nový kabel NYKY 3x120+70 (803m)
 kabel v chrániče
 uzemnění

Legenda:


- stávající pítř
- pítř SS100 a SS200
- skřín SR a SD
- stávající vedení NN
- nový kabel NYKY 3x120+70 (803m)
- kabel v chrániče
- uzemnění

| | | | |
|--------------------------------|--|-------------------|---------------|
| SEIETAV | | S. P. O. S. | |
| Kreslí: | J. Giorgiutti | Zoep. projektant: | Ing. Hošťálek |
| Investor stavby: | ČEZ Distribuce, a.s., Teplická 874/B, 405 49 Děčín | Místo stavby: | K. Vary |
| Název stavby: | K. Vary, Fričova, VNN / kNN | Kraj: | Karlovarský |
| Obsah výkresu: situace montáže | | Měřítko: 1:500 | |
| Zak. číslo: | | Zak. číslo ČEZ: | |
| IE-12-0007796 | | Formát | |
| Datum: | | Formát | |
| 12/2019 | | A4 | |
| Stupeň dok.: | | Číslo paré: | |
| PD | | | |

109
 POLICIE ČR
 KARLOVARSKÝ ÚSTAV
 12-06-2024

por. Bc. Pavel Písařík
 komisař DLPČR K. Vary
 ČOZ 326115

12. 06. 2024
 Písařík k 23
 MAGISTRÁT MĚSTA
 KARLOVY VARY

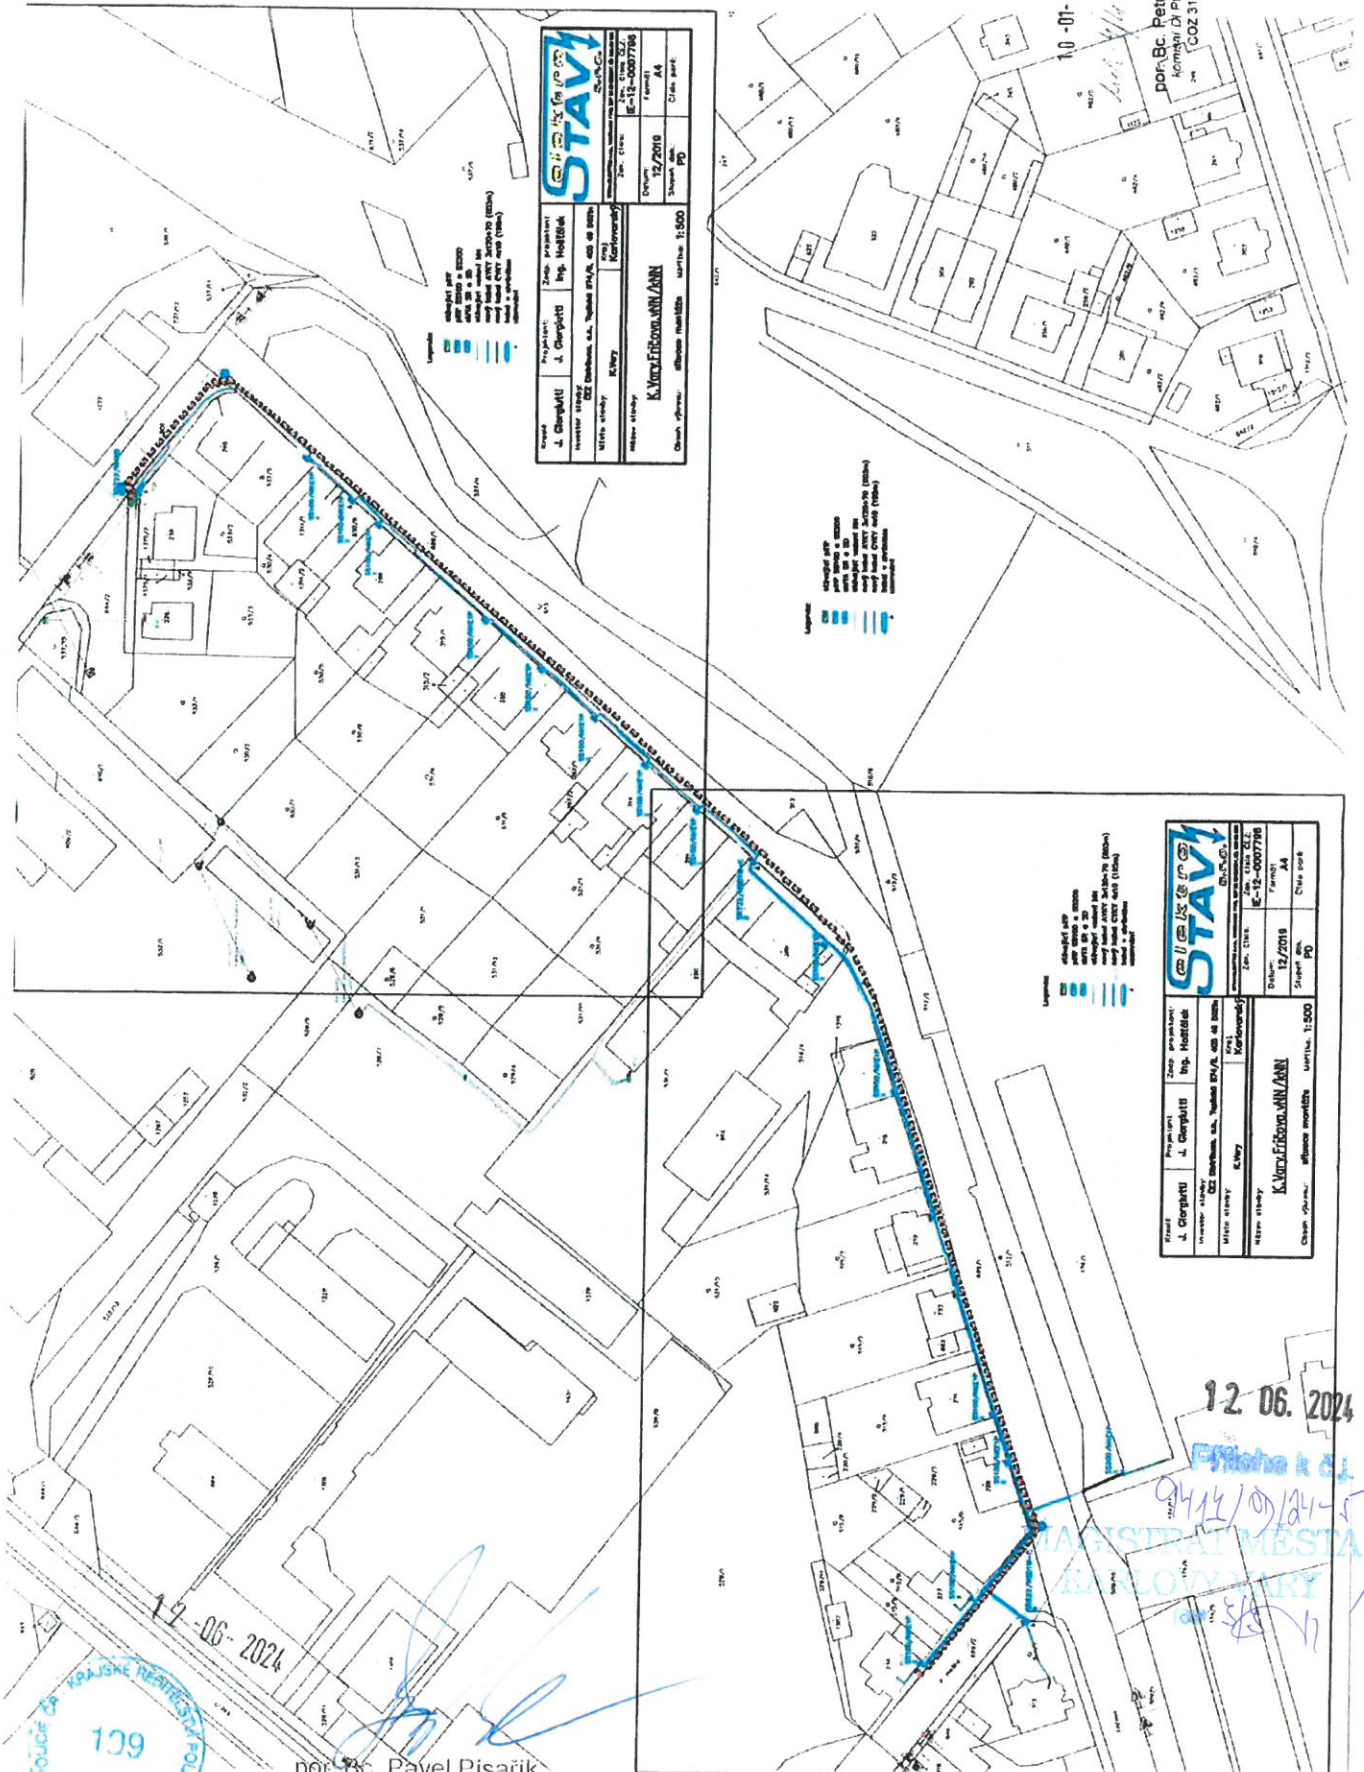

| | |
|---|--------------|
| | |
| Projektant: J. Černý Ing. Jaroslav Černý Ing. Jaroslav Černý, s.r.l. Mlýnská 107/1, Vary | Záměr: |
| Město: | Územní plán: |
| Datum: | Číslo: |
| Stupeň: | Číslo: |
| Měřítko: | Číslo: |
| Datum: | Číslo: |

| | |
|---|--------------|
| | |
| Projektant: J. Černý Ing. Jaroslav Černý Ing. Jaroslav Černý, s.r.l. Mlýnská 107/1, Vary | Záměr: |
| Město: | Územní plán: |
| Datum: | Číslo: |
| Stupeň: | Číslo: |
| Měřítko: | Číslo: |
| Datum: | Číslo: |



por. Bc. Pavel Pšarik
komisař DI PČR K Vary
COZ 326115

10-01-2023

por. Bc. Petr Chvoštal
komisař DI PČR K Vary
COZ 311855

12. 06. 2024

MAJSTŘI MĚSTA
KARLOVSKÉHO ÚJE