



3x ZABRANA

B30+E13



B30+E13

E13, PŘEJDETE NA DRUHOU STRANU


18. 10. 2024  
Příloha k čj.  
M4499/05/24-H.  
MAGISTRÁT MĚSTA  
KARLOVY VARY  
(68) 1/2

AK

por. Bc. Petr Chvosta  
komisar D1 PČR K Vary  
CCZ 311865



Bc. Pavel Písařík  
 POLICIE ČESKÉ REPUBLIKY  
 Důvod podepsání:  
 Čas podepsání: 23.04.2024 10:43:26

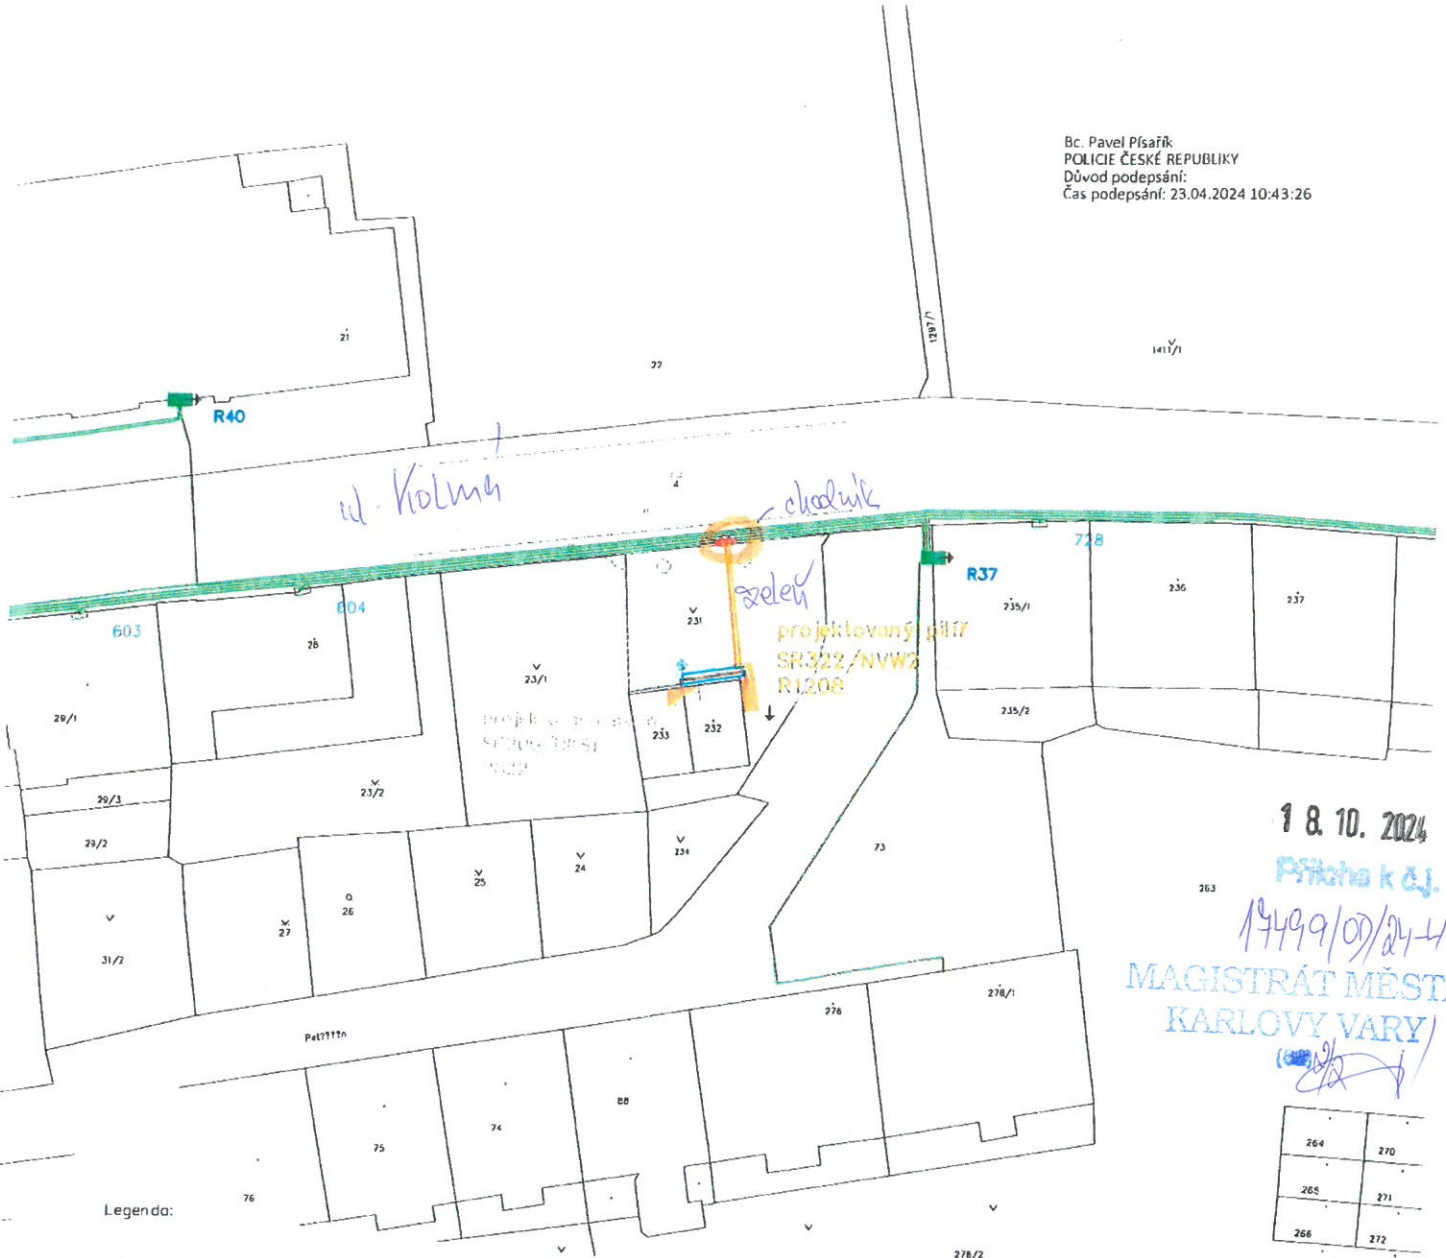

Legenda:

- nová skříň SR322
- nový pilíř SP
- stávající vedení NN
- nový kabel AYKY 3x120+70 (v zemi 22m, celkem 28m)
- nový kabel AYKY 4x35 (v zemi 6m, celkem 12m)
- spojka
- uzemnění
- kabel v chrániče (celkem 6m)

18. 10. 2024

Příloha k č.j.

19499/07/24-4

MAGISTRÁT MĚSTA  
 KARLOVY VARY

264	270
265	271
266	272

AKTUALIZACE 01-10-2024  
 199  
 pot. Bc. Petr Chvoštal  
 komisař DÍPCR K Vary  
 602 311865



Kreslil: J. Giorgiutti	Projektant: J. Giorgiutti	Zodp. projektant: Ing. G.Hošťálek	<b>infrastruktura &amp; technologie</b> telekomunikace • energie • státní služba • doprava • bezpečnost SUPTel a.s. ; Hřbitovní 15, 312 00 Pízeň Telefon: + 420 377 433 333   Fax: + 420 377 433 375 www.suptel.cz
Investor stavby: ČEZ Distribuce, a.s., Teplická 874/8, 405 49 Děčín			
Místo stavby: Karlovy Vary		Kraj: Karlovarský	Zak. číslo: Zak. číslo ČEZ: IV-12-0023255
Název stavby: K. Vary, Kolmá, p.č. 232, kNN			Datum: 3/2024
Obsah výkresu: montážní situace			Oddělení: 50
Měřítko: 1:500			Stupeň dok.: PD
			Číslo paré: