


BJ201

PŘÍČNÝ ŘEZ  
A-A


BJ202

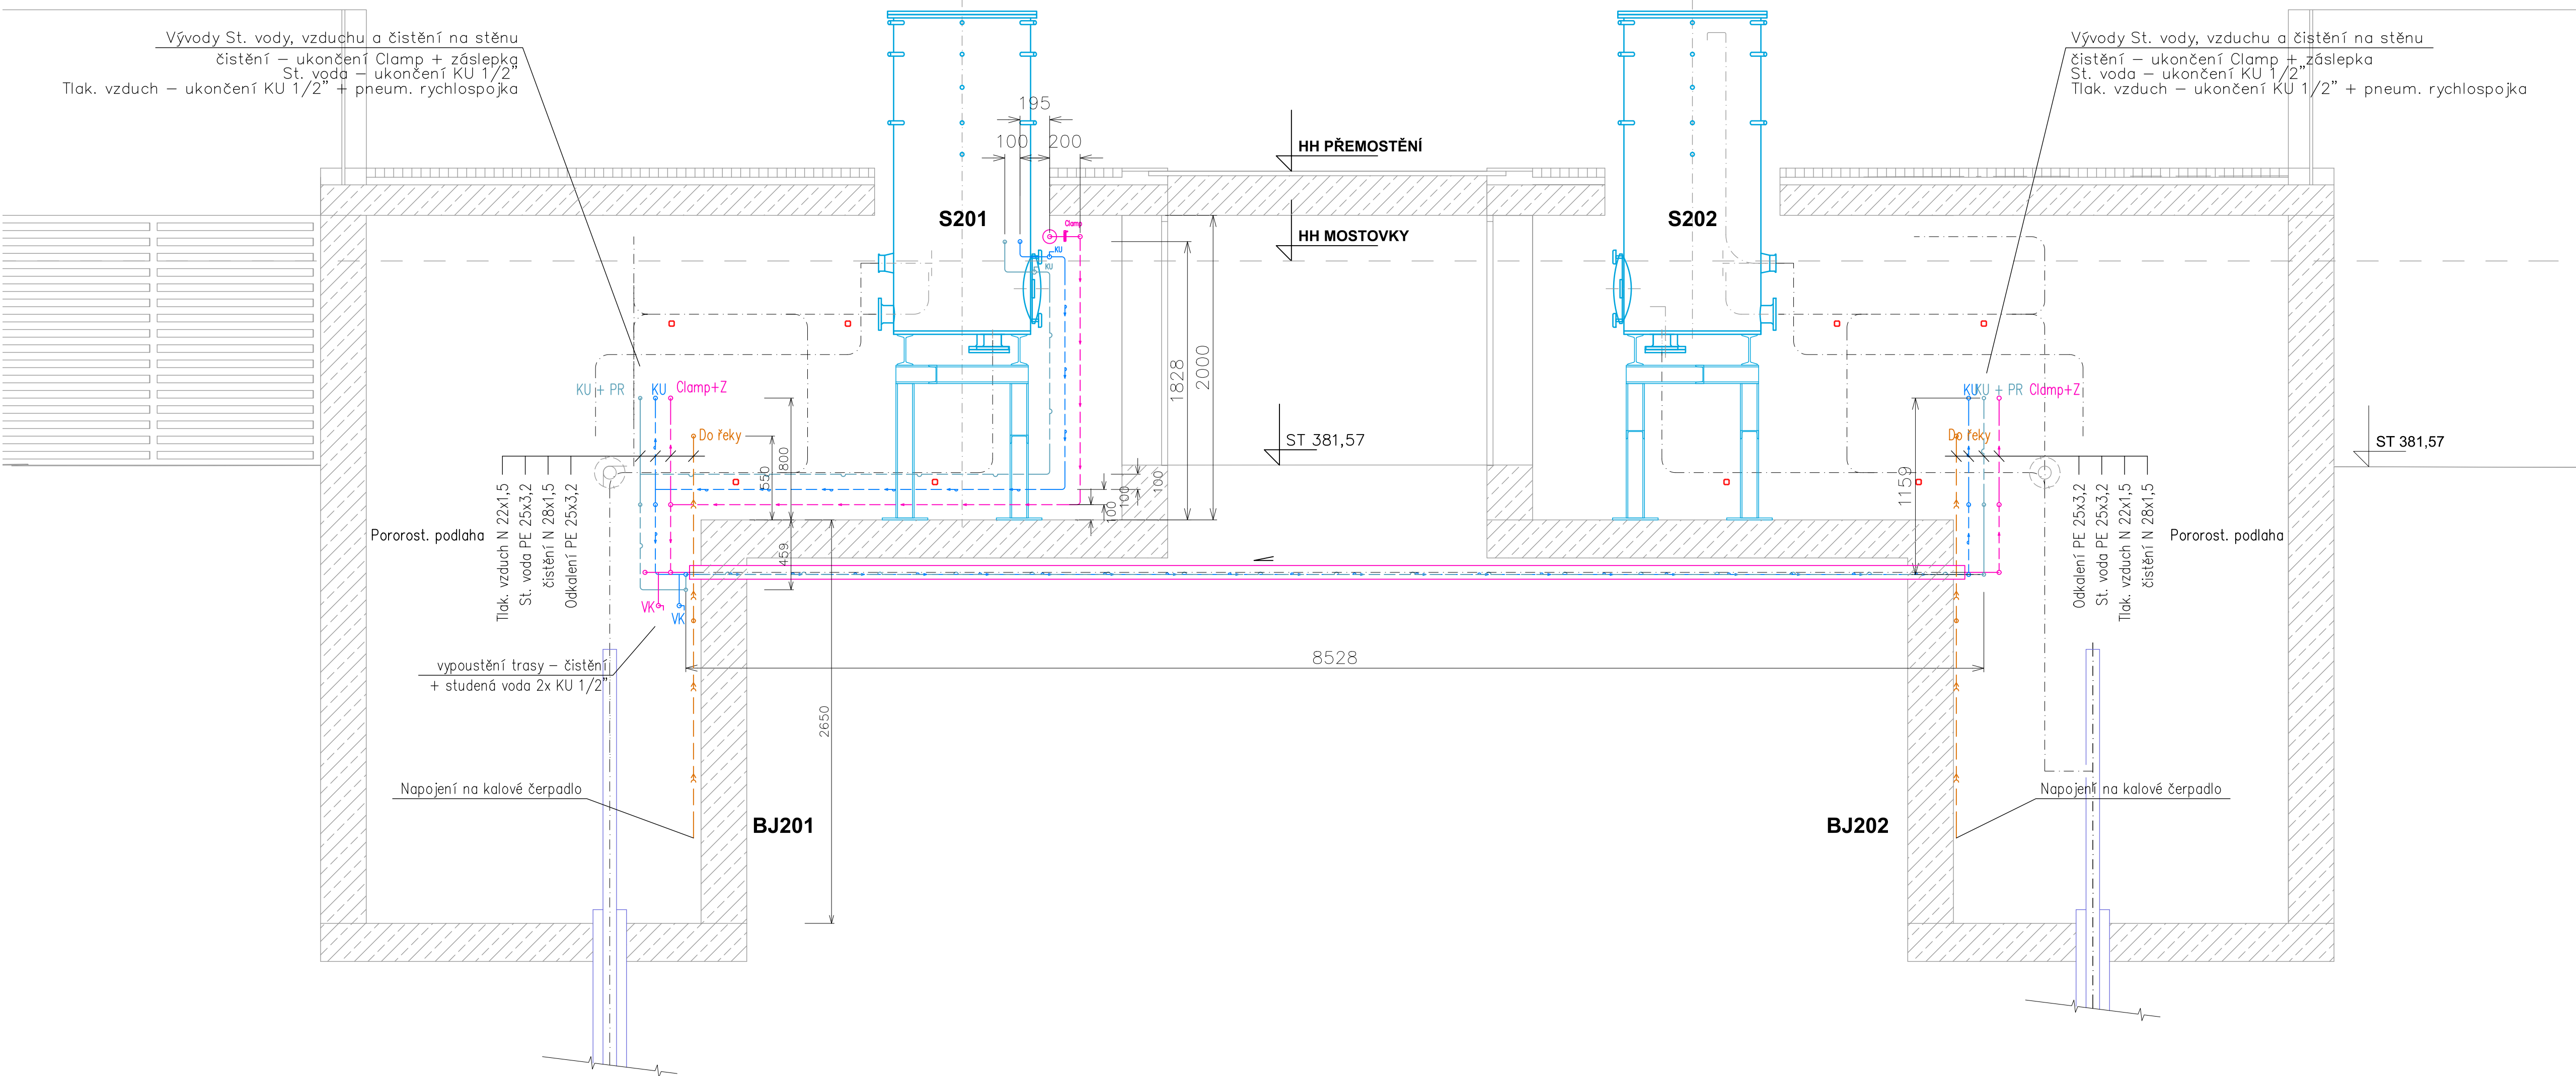

BJ201

BJ202

PŮDORYS

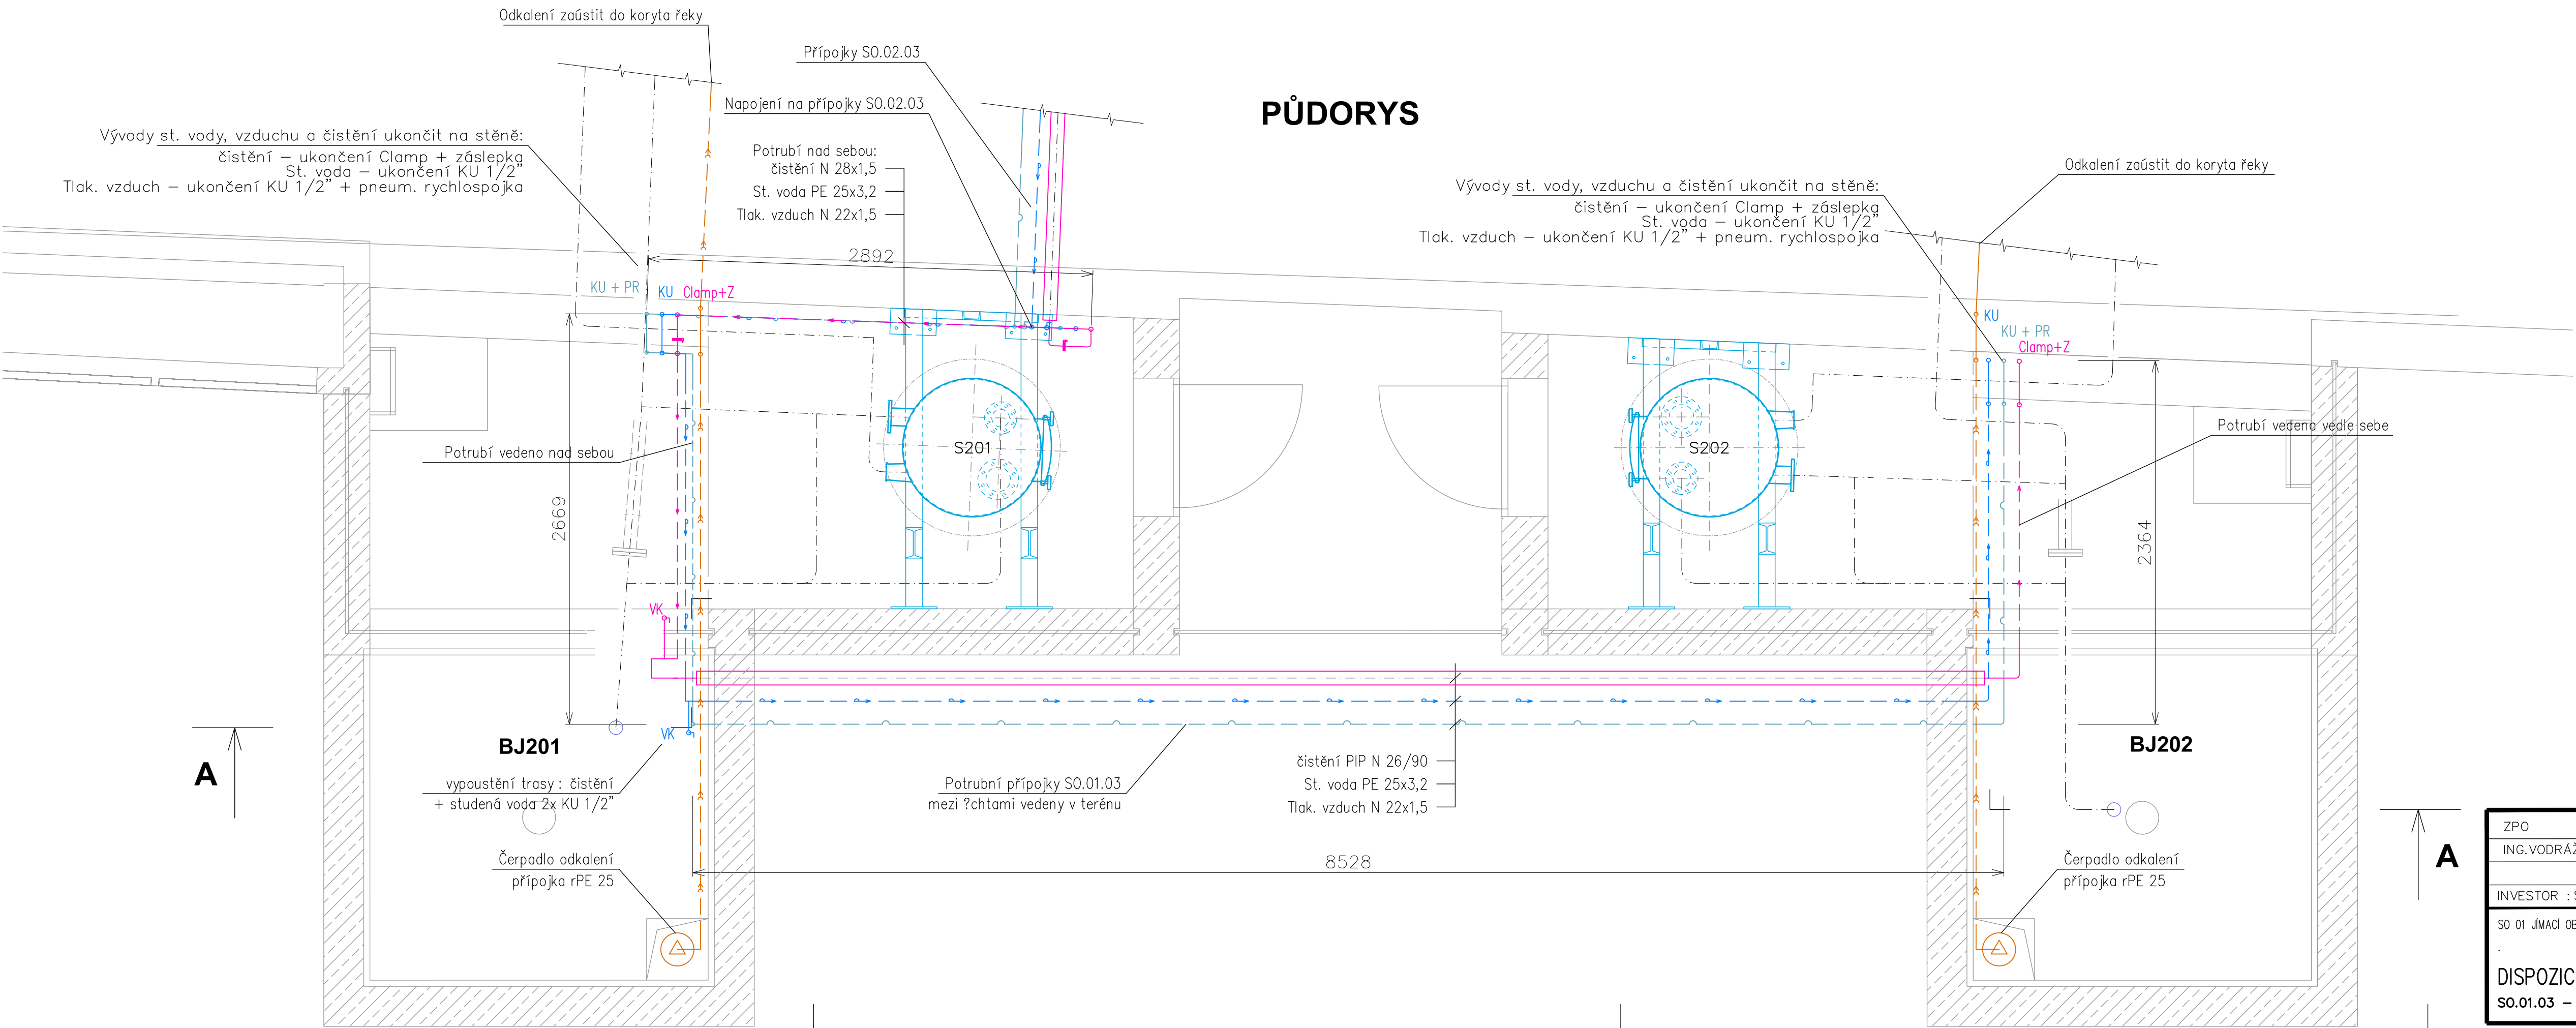


BJ201

BJ202

Legenda :

- Potrubí TMV v rámci S0.01.5
- Potrubí studené pitné vody, S0 01.3
- Potrubí tlakového vzduchu, S0 01.3
- Potrubí čistění - cirkulace TMV, S0 01.3
- Potrubí odkalení
- Stávající potrubí
- Ocelové konstrukce

- BJ201 Vrt BJ 201
- S 201 Separátor CO2 ( vrtu 201 )
- KU Kulový uzávěr
- VK Kulový uzávěr vypouštění
- Clamp Spoj Clamp
- Clamp+Z Spoj Clamp se záslepkou
- PR Pneumatická rychlospojka
- DN 100/6 Příruba DN 100, PN 6
- N 65 Potrubí nerez, DN 65

ZPO	HIP	VYPRACOVAL	 spol. s r.o. K PÁNEĽNĚ 172 362 32, OTAVICE - U K.VARŮ info@alfa-projekt.com
ING.VODRÁŽKA	ING.I.PICHLOVÁ	ING.DOBIAŠOVSKÝ	
INVESTOR : SPLZaK, Lázeňská 2, Karlovy Vary		STUPEŇ	DVZ
S0 01 JIMACI OBJEKTY VRTŮ BJ VK - DOKONČENÍ - MANIPULAČNÍ A OCHRANNE ŠACHTICE			VED.STŘ. : ING.PALIVEC
DISPOZICE, ŘEZY			DATUM : 08/2025
S0.01.03 - POTRUBNÍ PŘÍPOJKY			MĚŘÍTKO : 1:25
			FORMÁT : 8xA4
			ARCH.C. : KV-5324-B/01.3/V-03