


KOORDINAČNÍ SITUACE 1:200

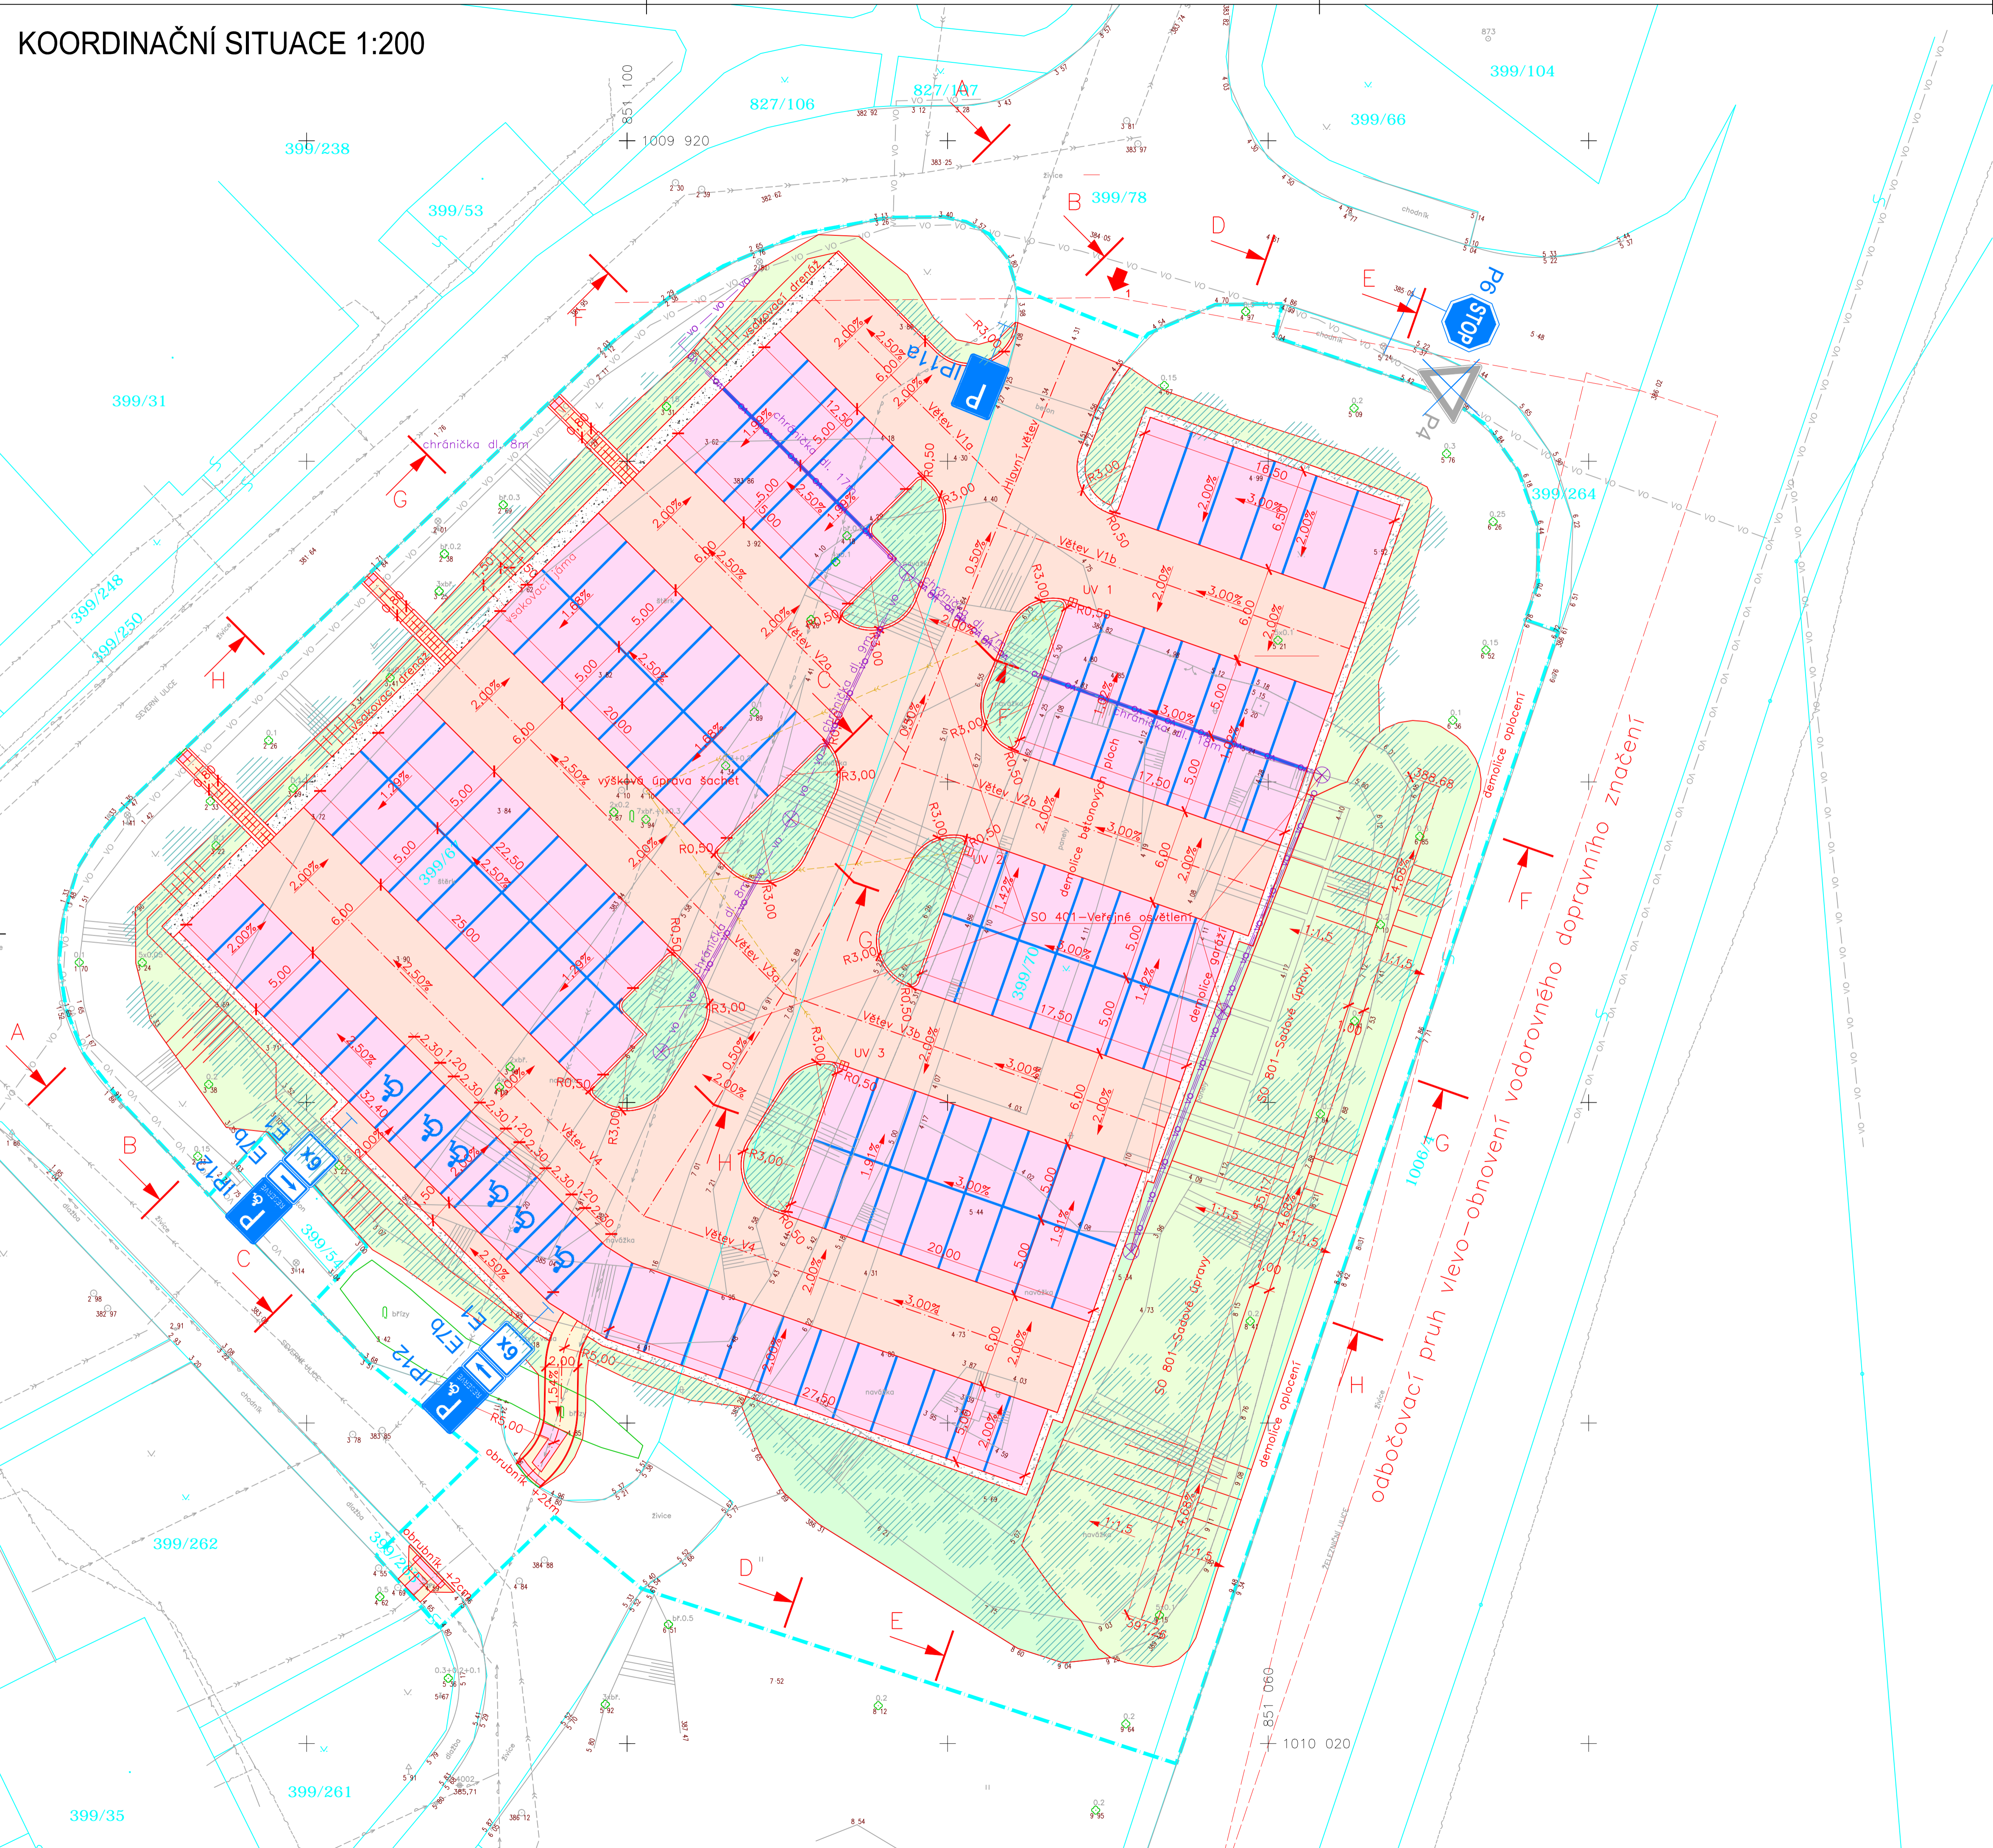

LEGENDA:

STÁVAJÍCÍ STAV:

- STÁVAJÍCÍ STAV SMIŠENÁ KANALIZACE
- VODOVOD
- VEŘEJNÉ OSVĚTLENÍ
- KABEL NN
- SDĚLOVACÍ KABEL
- TEPLOVOD

NOVÝ STAV:

- HRANICE KN S PARCELNÍM ČÍSLEM A DÍLCÍ HRANICÍ
- KOMUNIKACE-ASFALT
- PARKOVACÍ STÁNÍ-ASFALT
- CHODNIKY A SCHODIŠTĚ-ZÁMKOVÁ DLAŽBA
- NÁSYPY, ZEMNÍ VAL, OZELENĚNÍ
- TERÉNNÍ ÚPRAVY, OZELENĚNÍ
- NOVÝ STAV PŘÍPOJKY DEŠŤOVÉ KANALIZACE
- VEŘEJNÉ OSVĚTLENÍ
- OBVOD STAVENIŠTĚ
- VSTUP NA STAVENIŠTĚ
- SO 801 - SADOVÉ ÚPRAVY

SEZNAM OBJEKTŮ:

- SO 101 PARKOVIŠTĚ
- SO 401 VEŘEJNÉ OSVĚTLENÍ
- SO 801 SADOVÉ ÚPRAVY

odbočovací pruh vlevo-obnovení vodorovného dopravního značení



B

SOUŘADNÝ SYSTÉM: JTSK
VÝŠKOVÝ SYSTÉM: B.p.v.

Vypracoval: ING. JIŘÍ OBOZNEKNO	Zedp. projektant: ING. JAN PROCHÁZKA	HP: ING. JAN PROCHÁZKA	Tech. kontrola: ING. OLGA HAVLIKOVÁ	Zhotovitel: PONTIKA s.r.o. IČO 28342669 Sportovní 4 380 09 Karlovy Vary tel. 353 228 240 pontika@pontika.cz
podpis:	podpis:	podpis:	podpis:	
Obec: KARLOVY VARY	Kraj: KARLOVARSKÝ	Č. zakázky: 2012-09		
Objednatel: STATUTÁRNÍ MĚSTO KARLOVY VARY				Datum: 05/2012
KARLOVY VARY - PŘESTAVBA STAVENIŠTĚ GARÁŽÍ NA VEŘEJNÉ ZPEVNĚNÉ PARKOVIŠTĚ P.P.Č. 399/70 V K.Ú. RYBÁŘE (ČANKOVSKÁ)				Formát: 8x4
				Měřítko: 1:200
Název přílohy: KOORDINAČNÍ SITUACE				Stupeň PD: DSP, DZS
				Číslo přílohy: Souprava: B2