


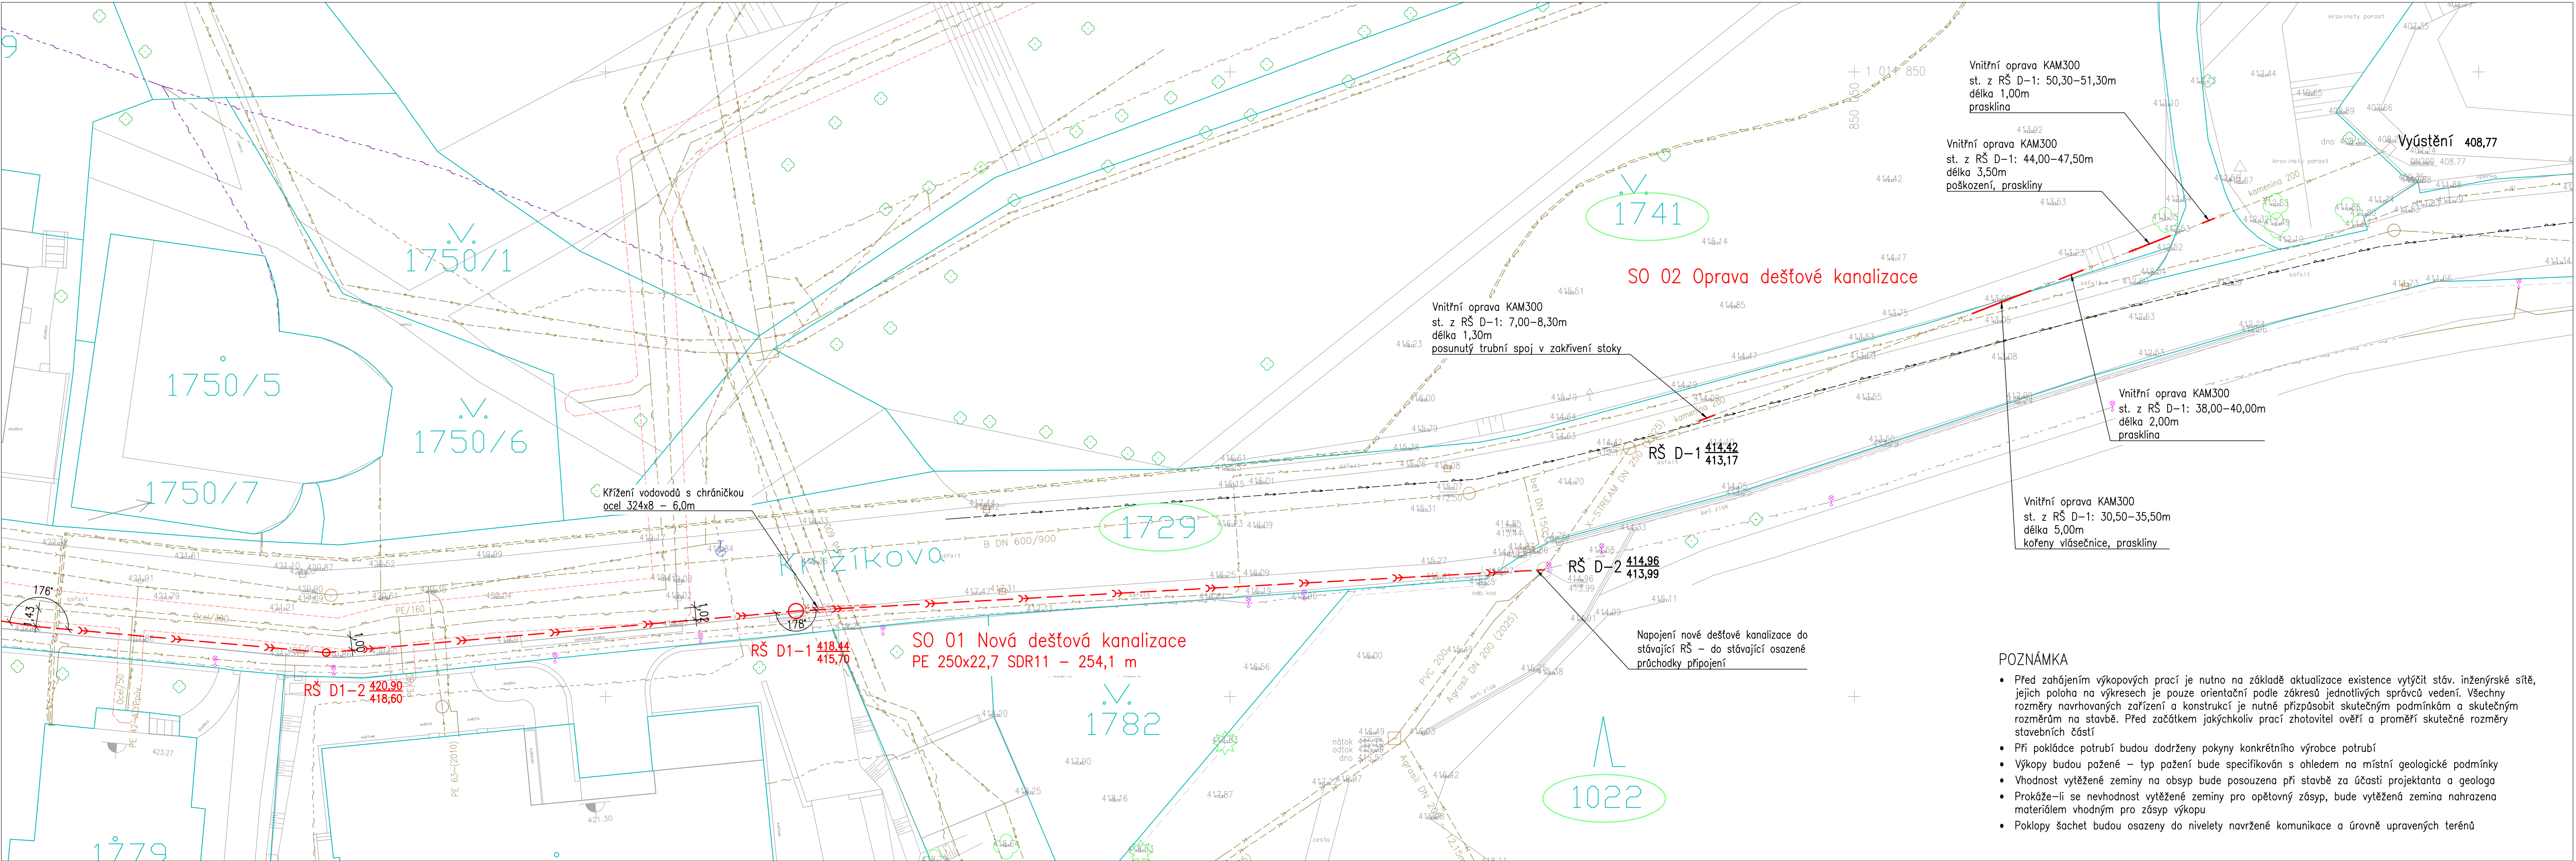

LEGENDA

STÁVAJÍCÍ SÍŤ

- Plynovod NTL – GasNet
- Plynovod STL – GasNet
- Plynovod VTL – GasNet
- Plyn OP
- Podzemní vedení NN do 1kV – ČEZ Distribuce
- Veřejné osvětlení
- Veřejné osvětlení nezaměřené
- Podzemní metalický kabel – Cetin
- Vodovod – Vodakva
- Vodovod vyřazený – Vodakva
- Kanalizace jednotná – Vodakva
- Kanalizace jednotná nezaměřená – Vodakva
- Kanalizace dešťová – Karlovy Vary


OSTATNÍ

- Průběh vlastnické hranice
- Dotčené pozemky

NÁVRH

- Nová dešťová kanalizace SO 01
- Oprava stávající dešťové kanalizace SO 02
- Dočasný převod vody

SCHEMA SITUACI

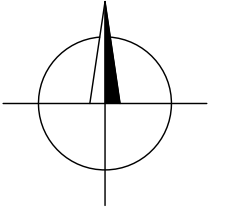

POZNÁMKA

- Před zahájením výkopových prací je nutno na základě aktualizace existence vylýčit stáv. inženýrské sítě, jejich poloha na výkresech je pouze orientační podle zákresů jednotlivých správců vedení. Všechny rozměry navrhovaných zařízení a konstrukcí je nutné přizpůsobit skutečným podmínkám a skutečným rozměrům na stavbě. Před začátkem jakýchkoliv prací zhotovitel ověří a proměří skutečné rozměry stavebních částí
- Při pokládce potrubí budou dodrženy pokyny konkrétního výrobce potrubí
- Výkopy budou pažené – typ pažení bude specifikován s ohledem na místní geologické podmínky
- Vhodnost vytěžené zeminy na obsyp bude posouzena při stavbě za účasti projektanta a geologa
- Prokáže-li se nevhodnost vytěžené zeminy pro opětovný zásyp, bude vytěžená zemina nahrazena materiálem vhodným pro zásyp výkopu
- Poklapy šachet budou osazeny do nivelety navržené komunikace a úrovně upravených terénů

NOVAQUA s.r.o.

Lipová 289/7, 360 06 Karlovy Vary, IČ: 29108829
tel.: +420 602 181 840 www.novaqua.cz

vypracoval Ing. Ladislav Novák
HIP Ing. Ladislav Novák
datum prosinec 2025

obec Karlovy Vary
stavebník Statutární město Karlovy Vary
Moskevská 2035/21, 36001 Karlovy Vary

MVN Malé Versailles

část příloha

SITUACE – ČÁST 2

změna paré
stupeň DPoS
formát 5A4
měřítko 1:250

číslo přílohy D.1.2.2

Projekt je duševním majetkem autora, nesmí být použit a kopírován třetí osobou bez jeho souhlasu.