


PAVILON I - 3.NP

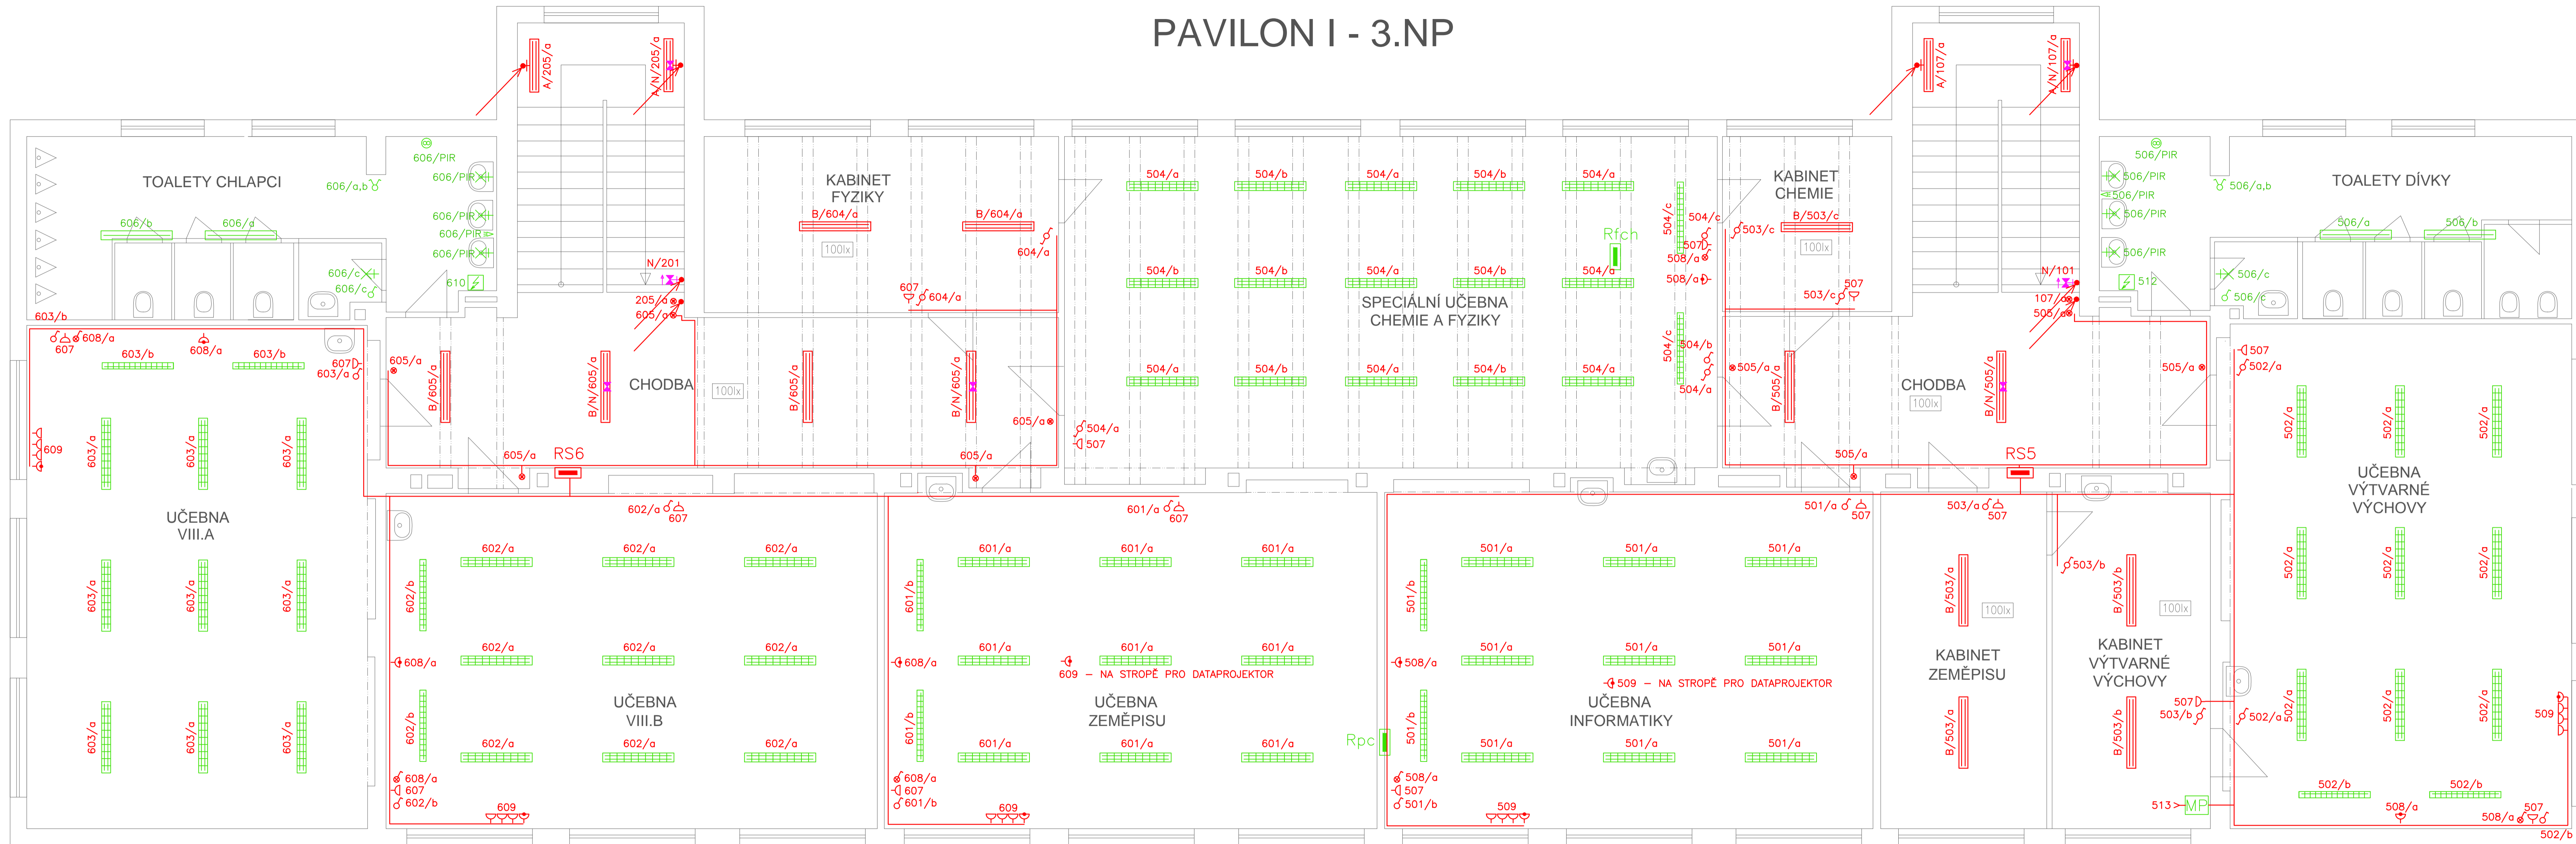

LEGENDA

nová instalace

- hlavní kabelové trasy
- A – svítidlo přisazené, 2x21W, s EP, s difúzním krytem, IP40, např. VYRTYCH FOX-221-EP
- A/N – svítidlo přisazené, kombinované, 2x21W, s EP, s difúzním krytem, IP40, např. VYRTYCH MULTIFOX-221-EP, trvalé, 1hod.
- B – svítidlo přisazené 2x36W, s EP, s difúzním krytem, IP40, např. VYRTYCH FOX-236-EP
- B/N – svítidlo přisazené, kombinované, 2x36W, s EP, s difúzním krytem, IP40, např. VYRTYCH MULTIFOX-236-EP, trvalé, 1hod.
- N – svítidlo naružového úhlového osvětlení, přisazené 1x8W, dočasné, 1h, IP40, VYRTYCH SKOPOS 1x8W
- 100lx požadovaná minimální udržovaná osvětlenost E_m
- nové rozvaděče
- spínač zapuštěný faz. 1, IP30
- spínač zapuštěný faz. 1, se signalizační doutnavkou, IP30
- spínač zapuštěný faz. 5, IP30
- přepínač zapuštěný faz. 6, IP30
- přepínač zapuštěný faz. 6+6, IP30
- přepínač zapuštěný faz. 7, IP30
- tlačítko zapuštěné faz. 1/0, IP30
- zásuvka zapuštěná 230V/16A, IP30, s ochrannými clonkami zdítek
- zásuvka zapuštěná 230V/16A, IP30, s ochrannými clonkami zdítek a 3.stupněm přepětové ochrany
- kabelový vývod 1fáz. 230V
- stávající instalace
- svítidlo přisazené 1x36W
- svítidlo přisazené 2x36W
- svítidlo přisazené 1x36W asymetrické
- svítidlo nástěnné, E27
- spínač zapuštěný faz. 1
- spínač zapuštěný faz. 5
- pohybový spínač
- osoušeč rukou
- ventilátor
- rozvaděč

NAVŘENÉ VÝROBKY A KOMPONENTY JSOU BRÁNY JAKO MINIMÁLNĚ POŽADOVANÝ MATERIÁLOVÝ STANDARD. MOŽNO POUŽÍT SVÍTIDLA A DALŠÍ ZAŘÍZENÍ JINÝCH VÝROBCŮ ČI DODAVATELŮ PŘI ZACHOVÁNÍ MINIMÁLNĚ STEJNÝCH TECHNICKÝCH PARAMETRŮ.

Napětová soustava: 3+PE+N, 400/230V, 50Hz, TN-S
 Ochrana před úrazem el.proudem: základní—automatickým odpojením od zdroje
 zvýšená—proudovým chráničem 30mA

Leopold Vlk ELEKTROPROJEKTY		Lesní 942 Chodov 357 35	IČO: 733 97 598 telefon: 604 358 616 mail: l-vlk@volny.cz	číslo paré :
kraj: Karlovarský	obec: Karlovy Vary	investor: Statutární město Karlovy Vary Moskevská 2035/21, 361 20 Karlovy Vary	číslo zakázky: ELV 17-005	datum: 04/2017
ZŠ Truhlářská 19/681, Karlovy Vary Modernizace silnoproudé elektroinstalace I. pavilonu ZŠ Truhlářská 19, Karlovy Vary			stupeň projektu: DPS	formát: 9xA4
Půdorys 3.NP			měřítko: 1:50	číslo výkresu: D1.4.5

Projekt je duševním majetkem autora, nesmí být použit a kopírován třetí osobou, jí předán či jinak s ním nakládáno bez jeho písemného souhlasu.