
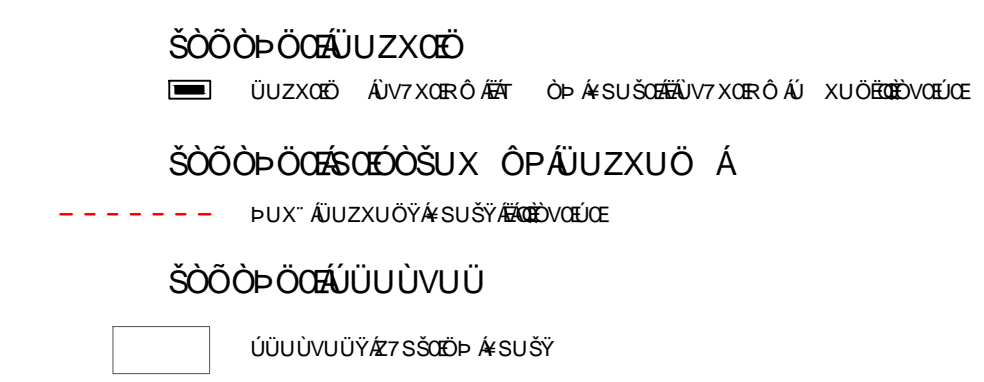


PAVILON I - 2.NP

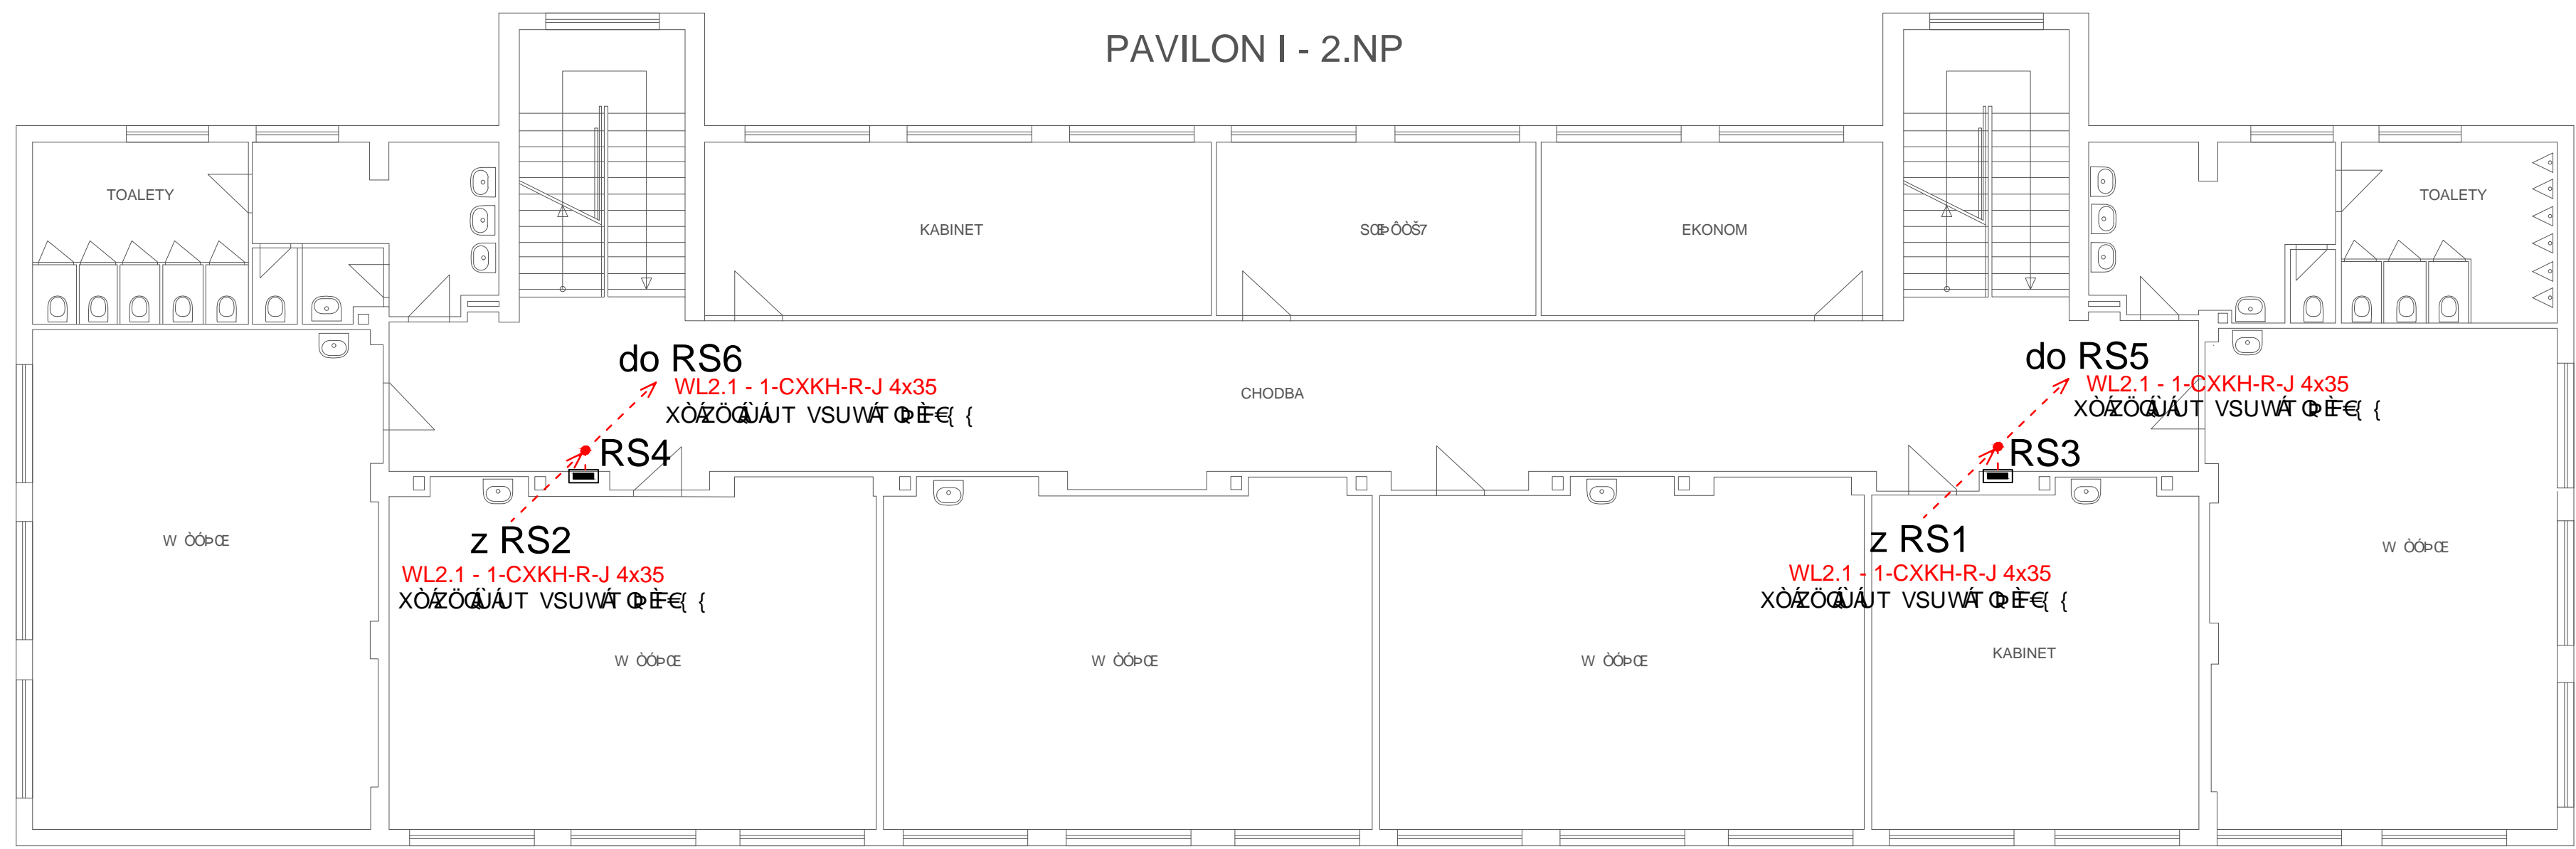

Napěťová soustava: 3+PEN, 400/230V, 50Hz, TN-C
 Ochrana před úrazem el.proudem: základní–automatickým odpojením od zdroje

Leopold Vlk ELEKTROPROJEKTY Charkovská 2 Karlovy Vary 360 01 IČO: 733 97 598 telefon: 604 358 616 mail: l-vlk@volny.cz		číslo paré :
kraj: Karlovarský	zakázka : ELV 13-031	
obec : Karlovy Vary	datum : 11/2013	
investor : Statutární město Karlovy Vary Moskevská 2035/21, 361 20 Karlovy Vary	stupeň projektu : DPS	formát : 4xA4
Karlovy Vary, Základní škola Truhlářská 19/681 modernizace silnoproudé elektroinstalace hlavní rozvody nízkého napětí		navrhl : Leopold Vlk
		odpovědný projektant : Stanislav Brychta
		soubor: rozvody NN.dwg
Příloha: Objekt pavilonu I – 2.NP	měřítko: 1:100	číslo výkresu: D1.4.1.9
Projekt je duševním majetkem autora, nesmí být použit a kopírován třetí osobou, jí předán či jinak s ním nakládáno bez jeho písemného souhlasu.		