


1.PATRO

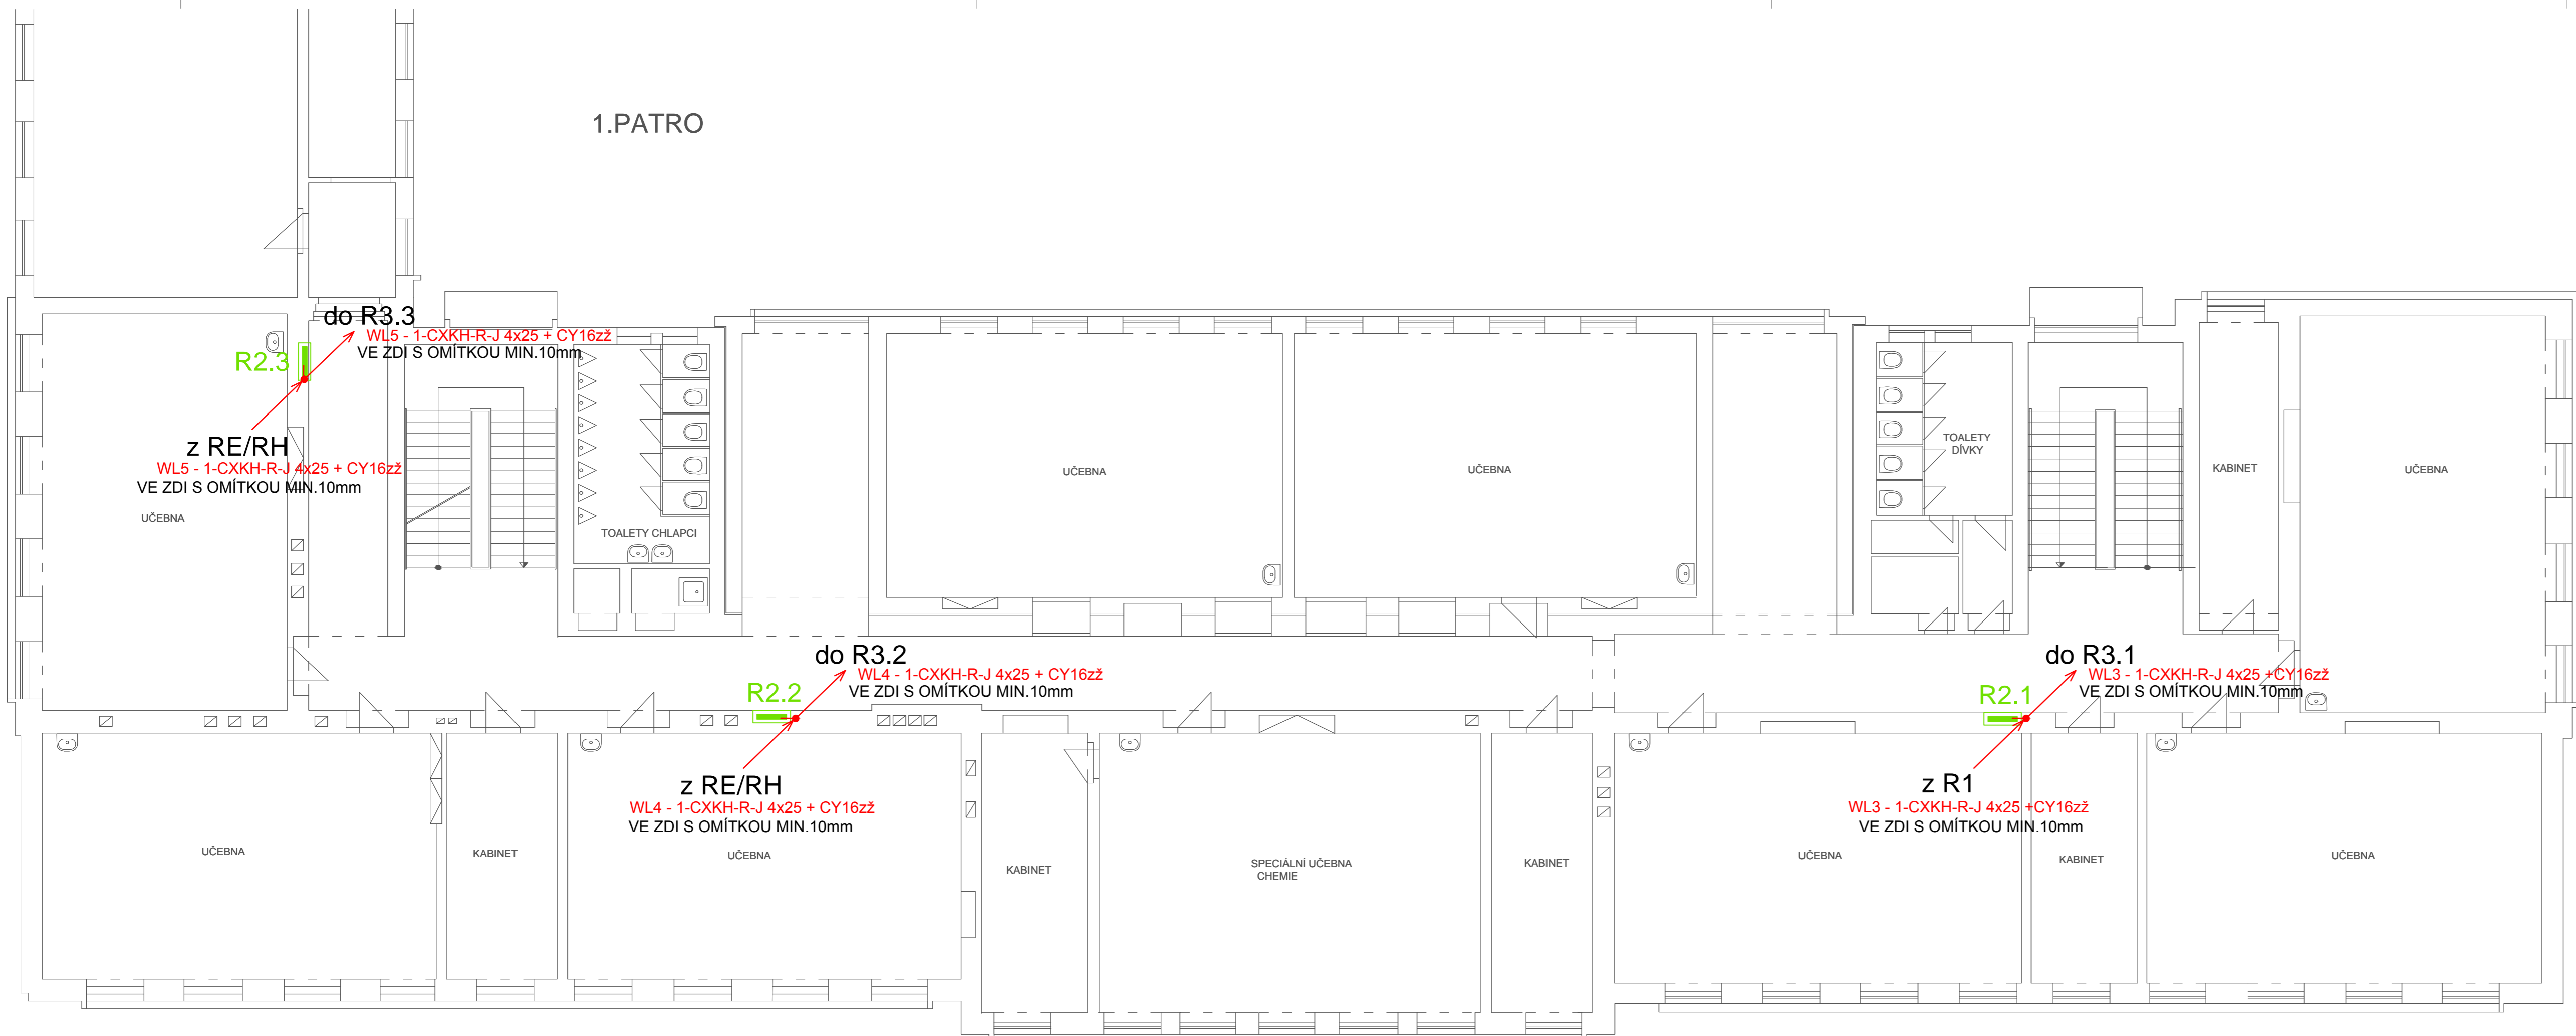

Napětová soustava: 3+PEN, 400/230V, 50Hz, TN-C  
 Ochrana před úrazem el.proudem: základní-automatickým odpojením od zdroje

<b>Leopold Vlk</b> ELEKTROPROJEKTY Lesní 942 Chodov 357 35 IČO: 733 97 598 telefon: 604 358 616 mail: l-vlak@volny.cz		číslo paré :
		zakázka : ELV 17-007
kraj: Karlovarský	obec : Karlovy Vary	datum : 06/2017
investor : Statutární město Karlovy Vary Moskevská 2035/21, 361 20 Karlovy Vary	stupeň projektu : DPS	formát : 4xA4
Karlovy Vary, Základní škola Školní 9A Modernizace hlavních rozvodů silnoproudé elektroinstalace ZŠ Školní 9A, Karlovy Vary		navrhl : Leopold Vlk
		odpovědný projektant : Stanislav Brychta
		soubor: rozvody NN.dwg
Příloha: Půdorys 1.patra	měřítko: 1:100	číslo výkresu: D1.4.5
Projekt je duševním majetkem autora, nesmí být použit a kopírován třetí osobou, jí předán či jinak s ním nakládáno bez jeho písemného souhlasu.		