


2.PATRO

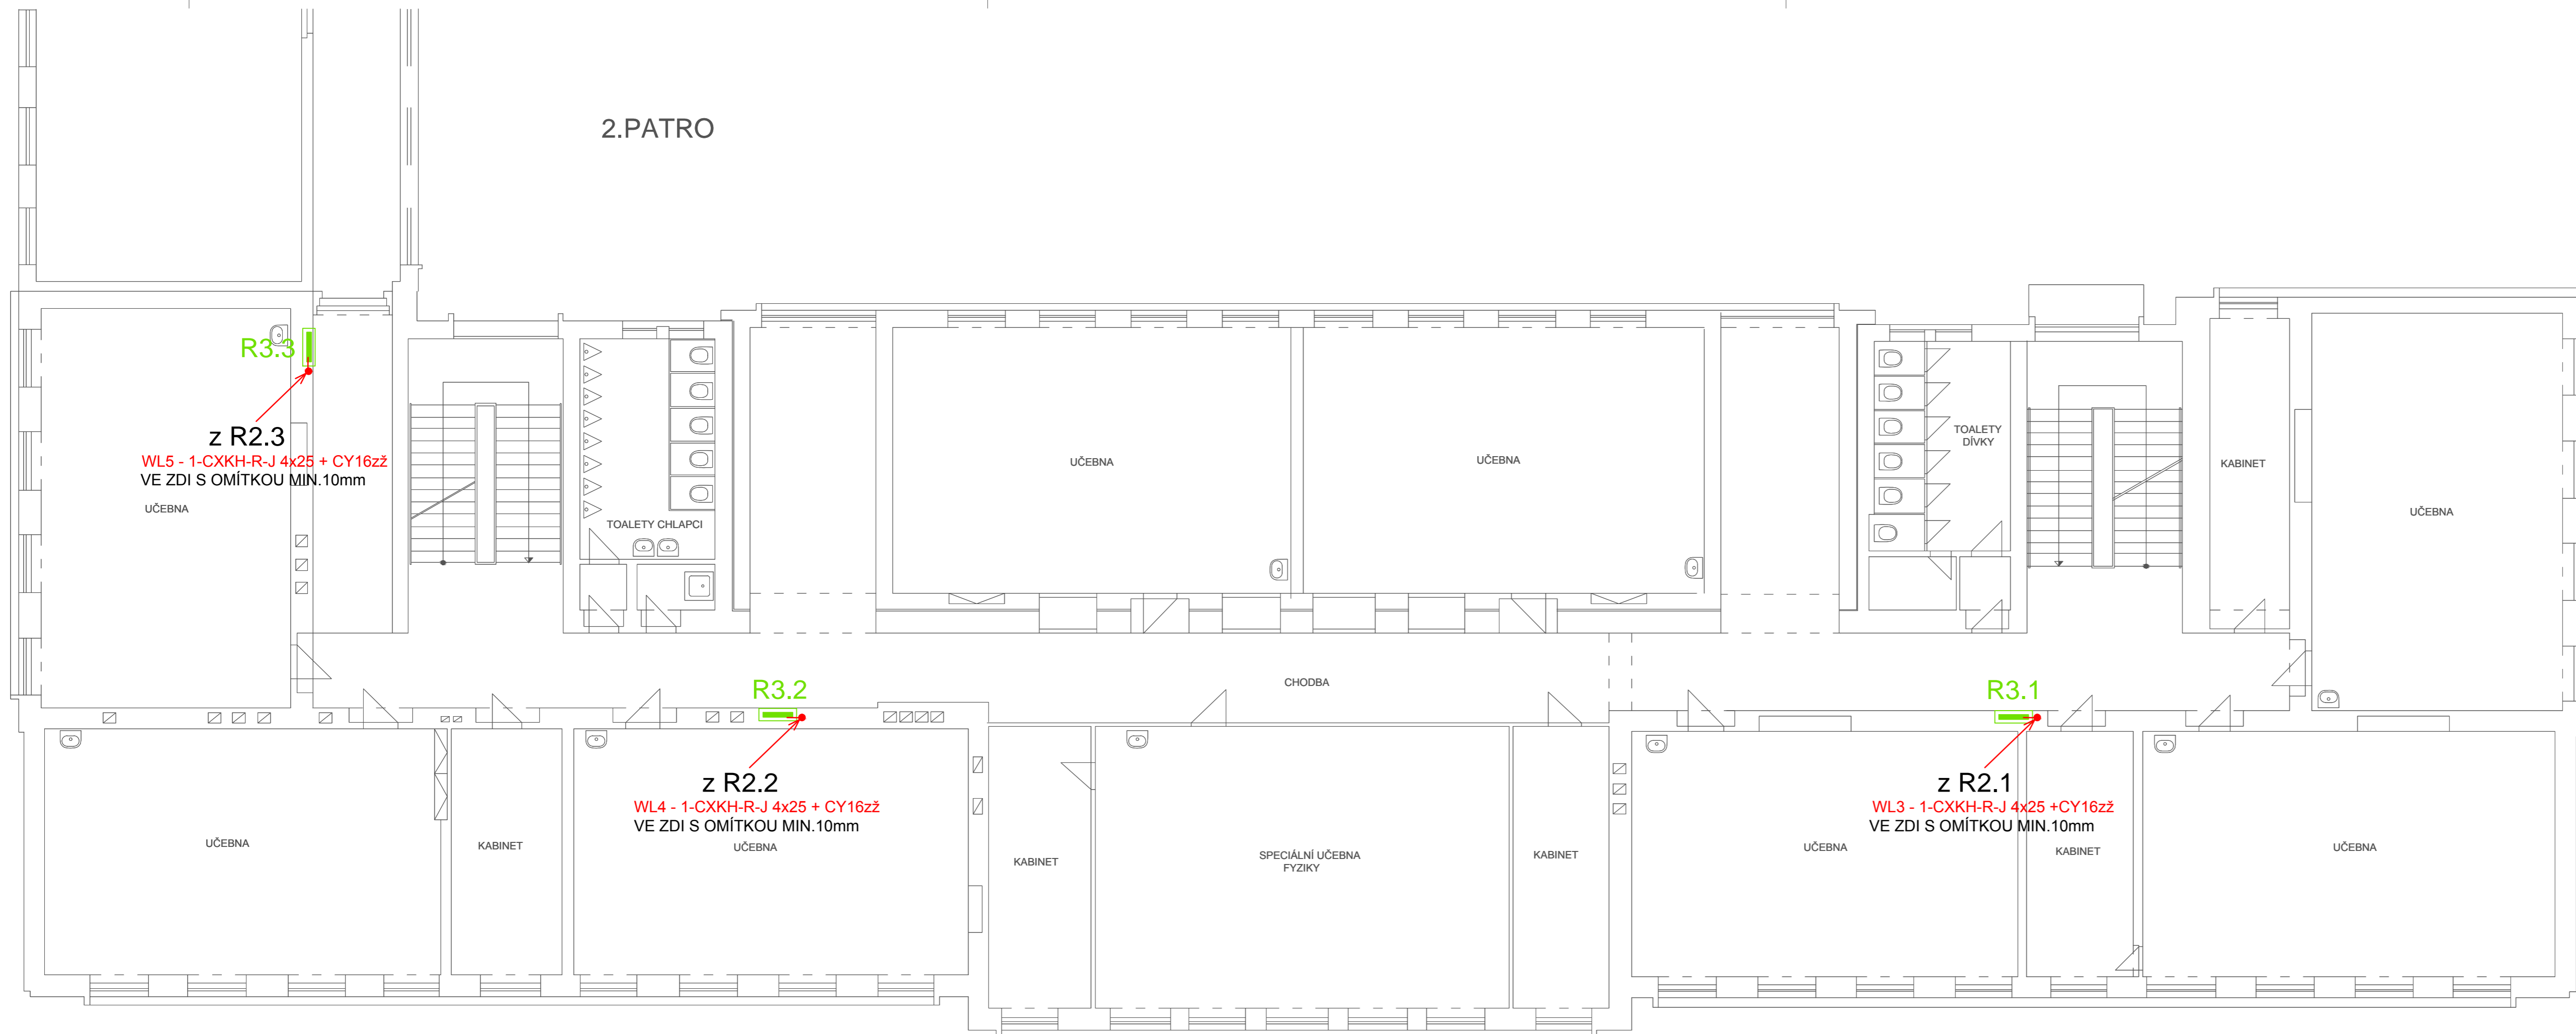

Napěťová soustava: 3+PEN, 400/230V, 50Hz, TN-C  
 Ochrana před úrazem el.proudem: základní—automatickým odpojením od zdroje

<p><b>Leopold Vlk</b> ELEKTROPROJEKTY</p>	Lesní 942 Chodov 357 35	IČO: 733 97 598 telefon: 604 358 616 mail: l-vlak@volny.cz	číslo paré :
	kraj: Karlovarský	obec : Karlovy Vary	zakázka : ELV 17-007
	investor : Statutární město Karlovy Vary Moskevská 2035/21, 361 20 Karlovy Vary		datum : 06/2017
Karlovy Vary, Základní škola Školní 9A Modernizace hlavních rozvodů silnoproudé elektroinstalace ZŠ Školní 9A, Karlovy Vary			stupeň projektu : DPS formát : 4xA4
Příloha: Půdorys 2.patru			navhl : Leopold Vlk odpovědný projektant : Stanislav Brychta soubor: rozvody NN.dwg
			měřítko: 1:100 číslo výkresu: D1.4.6
Projekt je duševním majetkem autora, nesmí být použit a kopírován třetí osobou, jí předán či jinak s ním nakládáno bez jeho písemného souhlasu.			