



# CELKOVÁ SITUACE STAVBY


Měřítko M 1 : 500

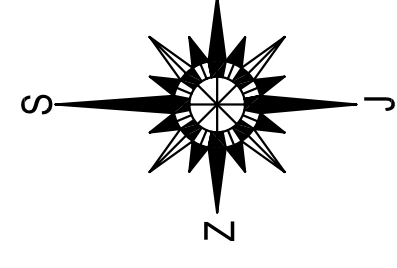


## LEGENDA OBJEKTŮ

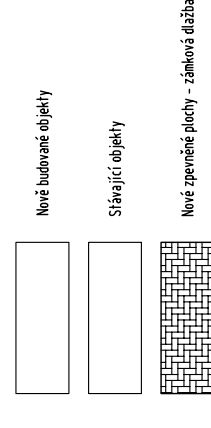


## LEGENDA INŽENÝRSKÝCH SÍTÍ STÁVAJÍCÍ INŽENÝRSKÉ SÍTĚ

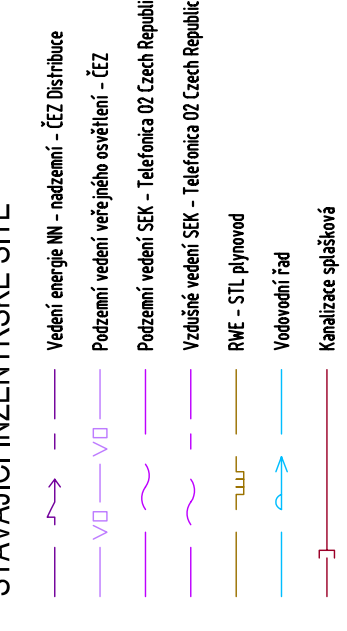


## LEGENDA INŽENÝRSKÝCH SÍTÍ NOVE INŽENÝRSKÉ SÍTĚ ELEKTRO

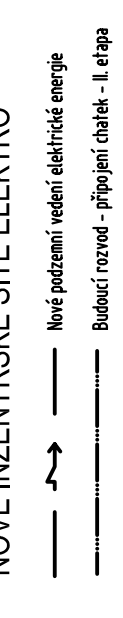

## LEGENDA INŽENÝRSKÝCH SÍTÍ NOVE INŽENÝRSKÉ SÍTĚ OSTATNÍ

 

## LEGENDA ČAR

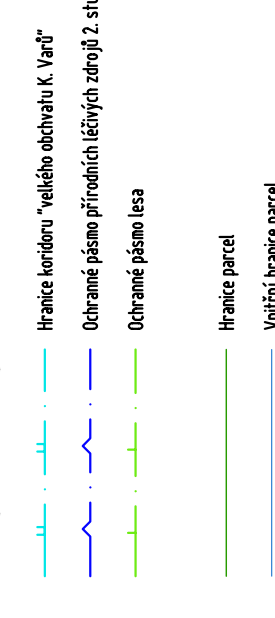

## POZNÁMKA:

- ★ TATO SITUACE OBSAHUJE ORIENTAČNÍ ZÁKRES INŽENÝRSKÝCH SÍTÍ.
- ★ POZOR! Tato dokumentace je vypracována v rozsahu pro vydání územního rozhodnutí. Pro realizaci stavby si investor nebo firma provádějící stavbu zajistí vypracování podrobné dokumentace pro realizaci stavby a dokumentaci dílenskou.
- ★ Před započítáním prací budou veškeré inženýrské sítě v zjištěném území prověřeny a vyřizovány, řádně vyznačeny a zpracovány inženýrskými sítmi příslušné územní příslušnosti a jejich asistenci kádem vykopávacích prací.
- ★ Výkopové práce u stávajících sítí budou prováděny ručně, při splnění podmínek jednotlivých správních sítí, pod odborným dozorem příslušných územních příslušností.
- ★ Souběžně s křížením s ostatními sítěmi musí být provedeny dle ČSN 73 6005.
- ★ Kabely budou uloženy ve výkopu v hl. 700 mm v pískovém loži, s vrchu zakryty ochrannou folií.
- ★ Veškeré stavební konstrukce provádět dle technologického postupu uvedeného výtiskem.

## INSTALACE:

VEŠKERÁ INSTALACE BUDE VYKOPÁVĚNA V ZEMĚ V PŘÍSLUŠNÝCH VÝKOPĚCH A KABELOVÝCH HRANICÍCH OCHRANA PŘED ÚRAZEM ELEKTRICKÝM PŮSOBENÍM SAMOČINNÝM UPOJENÍM OD ŽIVOČIŠNÍKŮ DLE ČSN 33-2006-4-41 ČL. 43-1, PŘÍLOHA IN3 NAPĚŤOVÁ SOUSTAVA 3420/20KV, TN-C-S, S-PEEN, S0/2 AC

PŘED ZAPOČÍTÁNÍM VÝKOPŮ PRACÍ JE NUTNÉ NECHAT VYTÝČIT STÁVAJÍCÍ PODZEMNÍ SÍTĚ !!!

PRI KRÍŽOVÁNÍ A SOUBĚHU SÍTÍ DODRŽET ČSN 73 6005

KABELY Z ELEKTROMĚROVÝCH PÍLŮ DO ZAHRADNÍCH DOMKŮ JSOU INFORMATIVNÍ A NEJSOU SOUČÁSTÍ TĚTO PD !!

DOPLŇUJE TECHNICKÁ ZPRÁVA A SCHEMA ZAPOJENÍ

změna 05/2016

<b>Vypracoval:</b> Bedřich Chmelík	<b>Zoap. projektant:</b> Bedřich Chmelík	<b>HPF:</b> Ing. J. Blazek	<b>PROJEKČNÍ KANCELÁŘ SPOLUPRACOVNÍKU ZÁVODU MĚŘŮ 578, 590 17 KALOŮV MĚŘŮ</b> TEL. FAX : 353 505 083 E-MAIL : plabozab@volny.cz
<b>Investor:</b> Statutární město Karlovy Vary, Moskevská 21, K.Vary 361 20	<b>Formát:</b> A1	<b>Datum:</b> 08 / 2012	<b>Účel:</b> DUR
<b>Autos:</b>	<b>Č. zadání:</b> 39-50276/2012		<b>Č. výřezu:</b> IO-02/EL/2
<b>Obch. výřez:</b> ROZVODY NN - SITUACE			



HLAVNÍ MĚŘENÍ  
ELEKTROMĚROVÝ ROZVADĚČ RE  
HLAVNÍ JISTIČ 800/400V  
POJISTKOVÁ SKŘÍŇ S300  
POJISTKY 100A  
přívod zabezpečuje ČEZ distribuce