


SO 102 REKONSTRUKCE MÍSTNÍ KOMUNIKACE
SITUACE
M 1:250

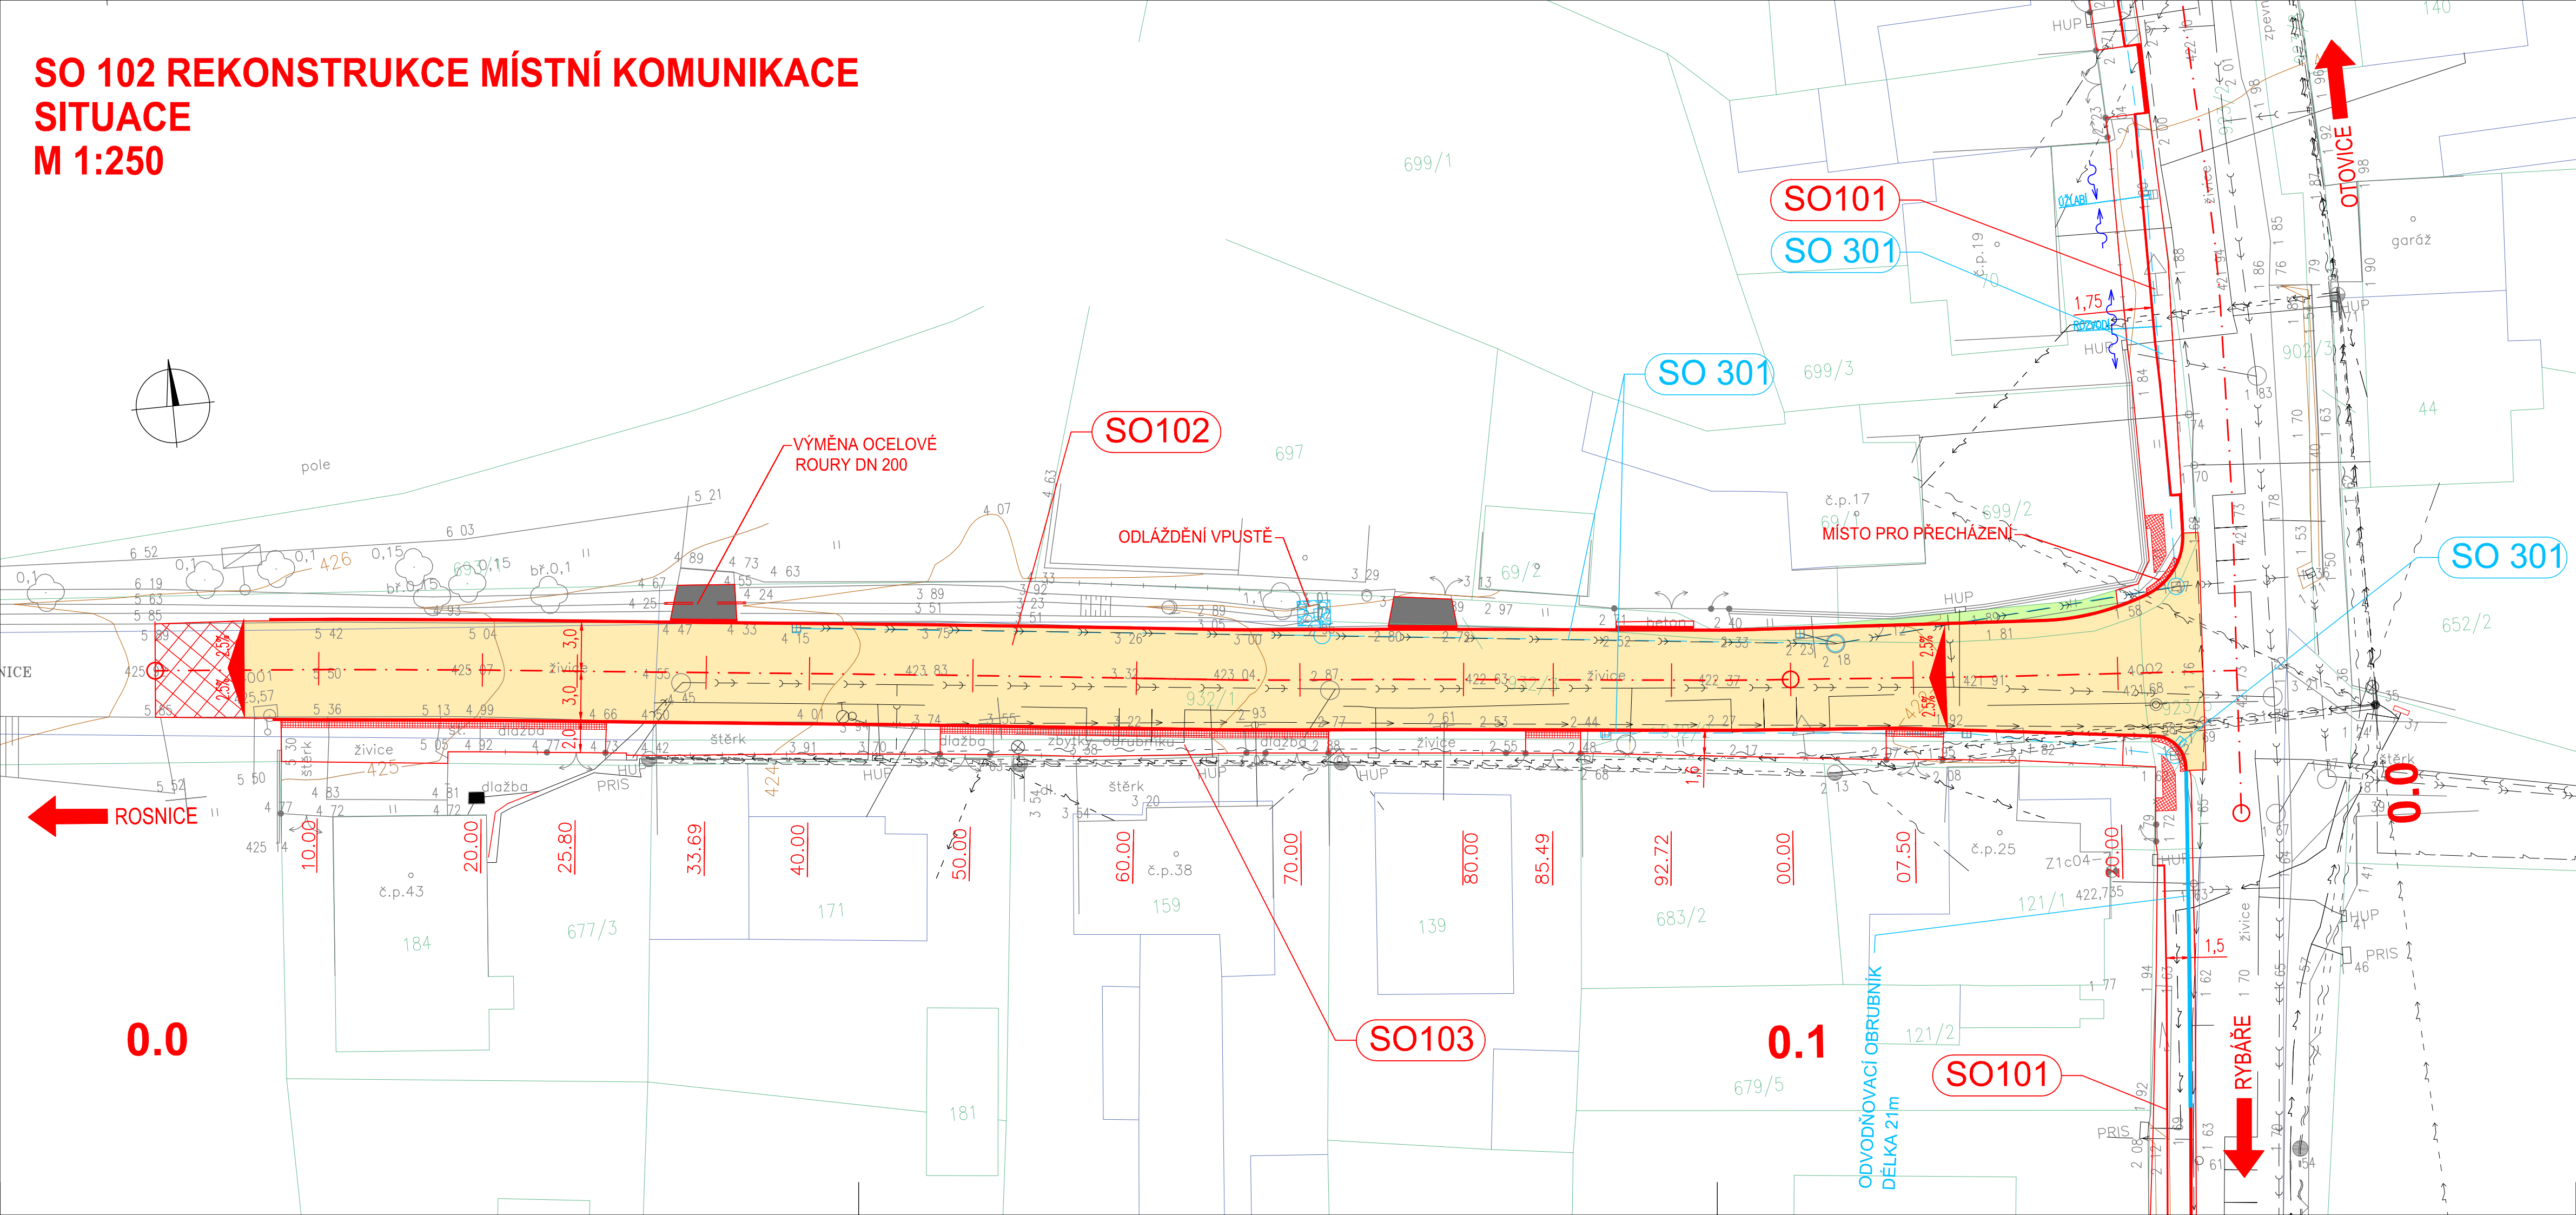

- SEZNAM OBJEKTŮ:
- SO 101 CHODNÍK PODÉL SIL.III/22134
 - SO 102 REKONSTRUKCE MÍSTNÍ KOMUNIKACE
 - SO 103 CHODNÍK PODÉL SO 102
 - SO 301 DEŠŤOVÁ KANALIZACE

- LEGENDA :
- KONSTRUKCE VOZOVKY-ASFALTOVÝ BETON
 - VJEZD-ASFALTOVÝ BETON
 - CHODNÍK-ASFALTOVÝ BETON
 - FRÉZOVÁNÍ + ASF. BETON V TL. 0,11m
 - ŠTĚRK/AFALT
 - DLAŽBA Z ODLIŠNÝM RELIÉFEM
 - POLOVEGETAČNÍ TVÁRNICE
 - ZELEŇ

- LEGENDA SÍTÍ:
- STÁVAJÍCÍ SÍTĚ NOVÉ SÍTĚ
- SDĚLOVACÍ VEDENÍ NADZEMNÍ - CETIN
 - SDĚLOVACÍ KABEL PODZEMNÍ - CETIN
 - METALICKÝ KABEL NEZAMĚŘENÝ - CETIN
 - NN NADZEMNÍ - ČEZ
 - NN PODZEMNÍ - ČEZ
 - VN NADZEMNÍ - ČEZ
 - VEŘEJNÉ OSVĚTLENÍ NADZEMNÍ - MĚSTO KV
 - PLYNOVOD STL - GasNet
 - VODOVOD - VaK KV
 - KANALIZACE SPLAŠKOVÁ - VaK KV
 - KANALIZACE DEŠŤOVÁ - VaK KV
 - KANALIZACE DEŠŤOVÁ - MĚSTO KV
- NOVÉ VPUSTĚ

POZNÁMKY:

ZAKRESY INŽENÝRSKÝCH SÍTÍ:
JSOU PROVEDENY DLE PODKLADŮ PŘÍSLUŠNÝCH SPRÁVCŮ.
PŘED ZAHÁJENÍM STAVEBNÍCH PRACÍ JE NUTNÉ JEJICH
OVĚŘENÍ A VYTÝČENÍ V CELÉM ZÁJMOVÉM ÚZEMÍ STAVBY.
JE NUTNÁ OCHRANA STROMŮ A KOŘENOVÉHO SYSTÉMU.

Podkladová data © ČÚZK

ČÁST D 1.2.
SO 102

Souřadnicový systém S-JTSK, Výškový systém Bpv

Zhotovitel PD: PRAGOPROJEKT, a.s., K Rýsáncé 1668/16, 147 54 Praha 4, IČO: 45272387, www.pragoprojekt.cz, datová schránka: 4kif54

Navrhl/vypracoval: Ing. Miriam BRXOVÁ podpis: <i>Brum</i>	Zodpovědný projektant: Ing. Jan FRONEK podpis: <i>frnek</i>	Zástupce zodpovědného projektanta: Ing. Pavel SLAPA podpis: <i>Slap</i>
Technická kontrola: Ing. Pavel SLAPA podpis: <i>Slap</i>	Hlavní inženýr projektu: Ing. Miriam BRXOVÁ podpis: <i>Brum</i>	Zástupce hlavního inženýra projektu: Ing. Radovan STANKOVEN podpis: <i>stankoven</i>

PRAGOPROJEKT

Kraj: KARLOVARSKÝ	Číslo zakázky: 13-162
Místo stavby: ČANKOV	Číslo akce: 25-122-1
Objednatel: Statutární město K. Vary, Moskevská 2035/21, K.Vary 361 20	Datum: 12/2025
Název stavby: KARLOVY VARY, ČANKOV - CHODNÍKY	Formát: 5x44
Objekt: SO 102 REKONSTRUKCE MÍSTNÍ KOMUNIKACE	Měřítko: 1:250
Příloha: SITUACE	Stupeň: DUSP
	Souprava: 2.